 



眉山ロープウェイ他LED景観整備業務

図 面 目 録

図 番	図 面 名 称	縮 尺	図 番	図 面 名 称	縮 尺	図 番	図 面 名 称	縮 尺
EB-01	配置図・付近見取図	1/200	EB-16	照明制御設備 PH階平面図（山麓駅）（改修）	1/150			
EB-02	照明器具姿図（参考図）	NON	EB-17	建築・仮設工事 1階平面図（山頂駅）（改修）	1/100			
EB-03	システム系統図・機器図（1）（参考図）	NON	EB-18	建築・仮設工事 2階平面図（山頂駅）（改修）	1/100			
EB-04	システム系統図・機器図（2）（参考図）	NON	EB-19	建築・仮設工事 R階平面図（山頂駅）（改修）	1/100			
EB-05	電灯設備 1階平面図（山頂駅）（改修）	1/100	EB-20	電灯設備 1階平面図（山頂駅）（撤去）	1/100			
EB-06	電灯設備 2階平面図（山頂駅）（改修）	1/100	EB-21	電灯設備 2階平面図（山頂駅）（撤去）	1/100			
EB-07	電灯設備 R階平面図（山頂駅）（改修）	1/100	EB-22	電灯設備 R階平面図（山頂駅）（撤去）	1/100			
EB-08	照明制御設備 1階平面図（山頂駅）（改修）	1/100	EB-23	電灯設備 5階平面図（山麓駅）（撤去）	1/150			
EB-09	照明制御設備 2階平面図（山頂駅）（改修）	1/100	EB-24	電灯設備 PH階平面図（山麓駅）（撤去）	1/150			
EB-10	照明制御設備 R階平面図（山頂駅）（改修）	1/100						
EB-11	電灯設備 4階平面図（山麓駅）（改修）	1/150						
EB-12	電灯設備 5階平面図（山麓駅）（改修）	1/150						
EB-13	電灯設備 PH階平面図（山麓駅）（改修）	1/150						
EB-14	照明制御設備 4階平面図（山麓駅）（改修）	1/150						
EB-15	照明制御設備 5階平面図（山麓駅）（改修）	1/150						

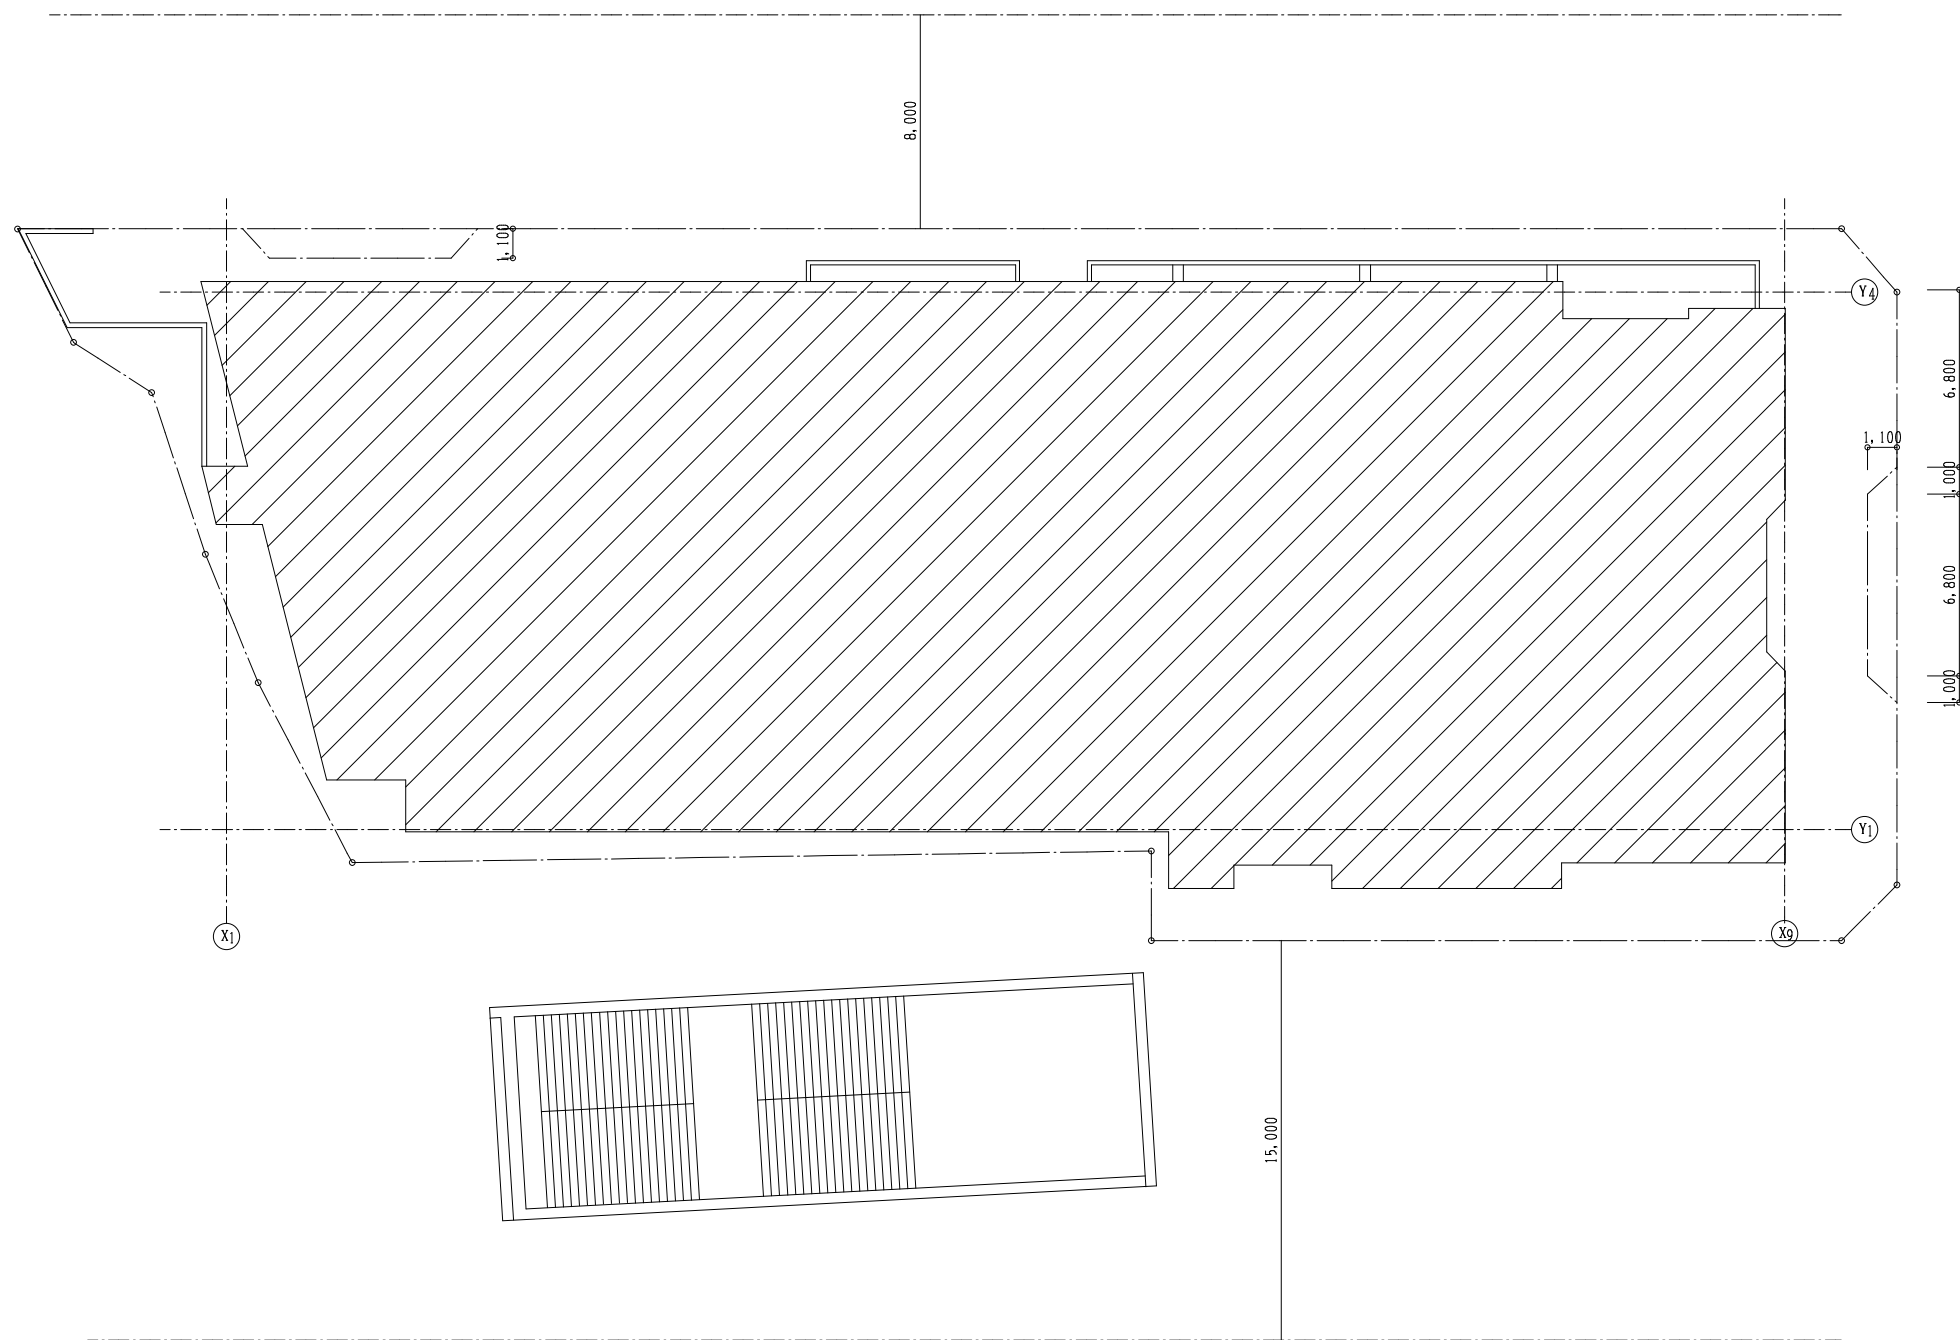

配置图 S: 1/200

徳島市幸町2丁目5番地 TEL 621-5232 FAX 621-5457

A2: 100% A3: 70.7%


眉山ロープウェイ他LED景観整備業務

24


EB - 01

[illegible]


眉山ロープウェイ／山麓駅屋上

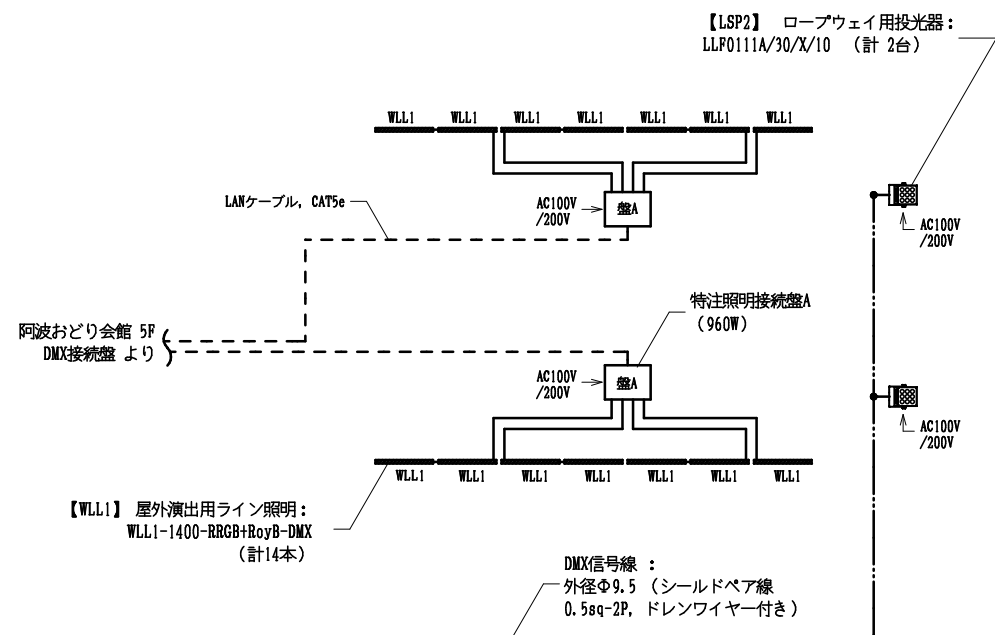


眉山ロープウェイ／山頂駅屋上

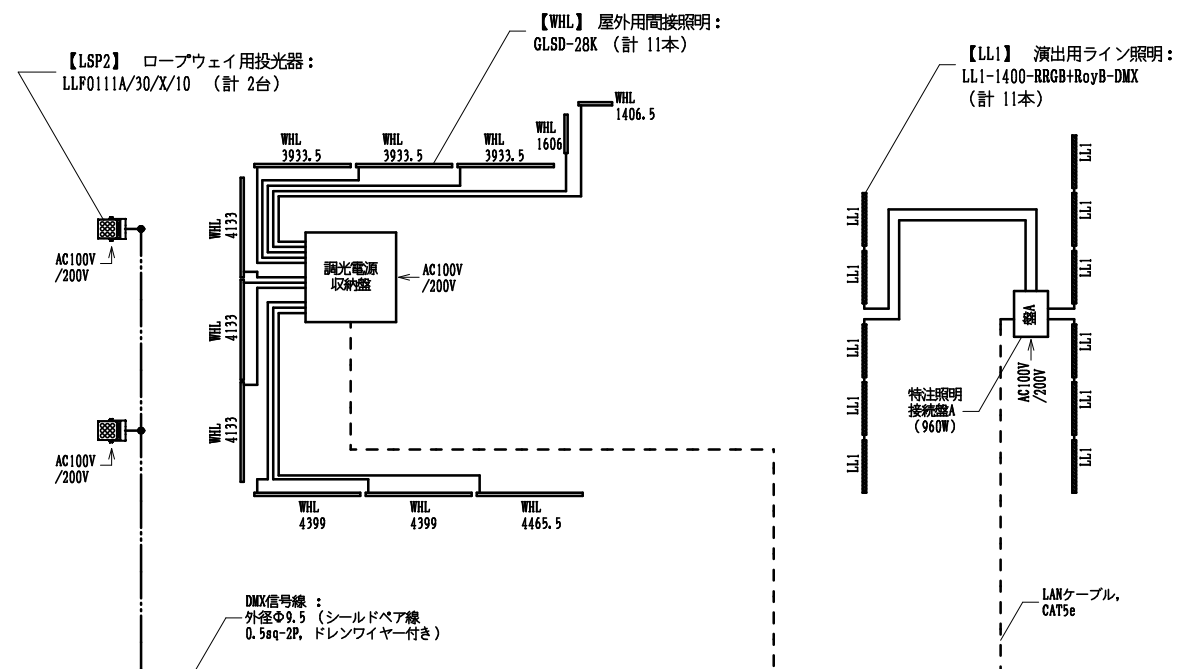

眉山ロープウェイ／山麓駅乗降場

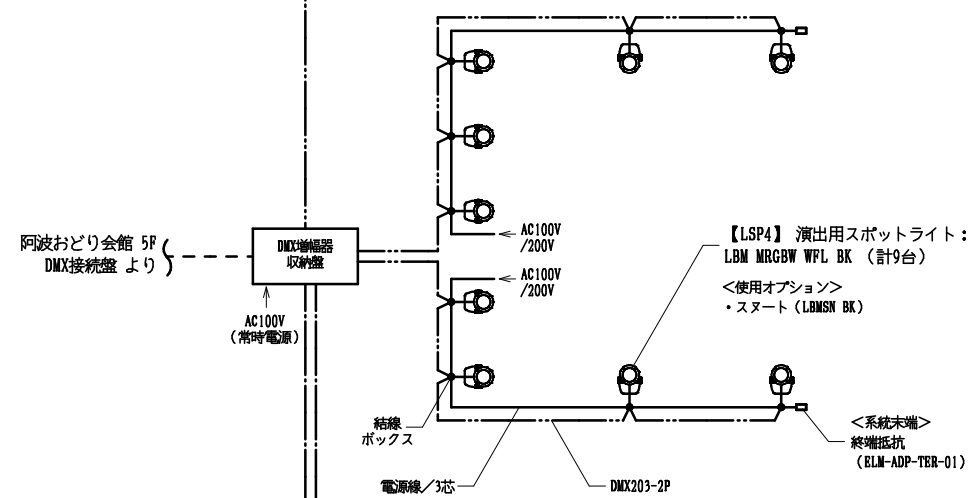

眉山ロープウェイ／山頂駅乗降場

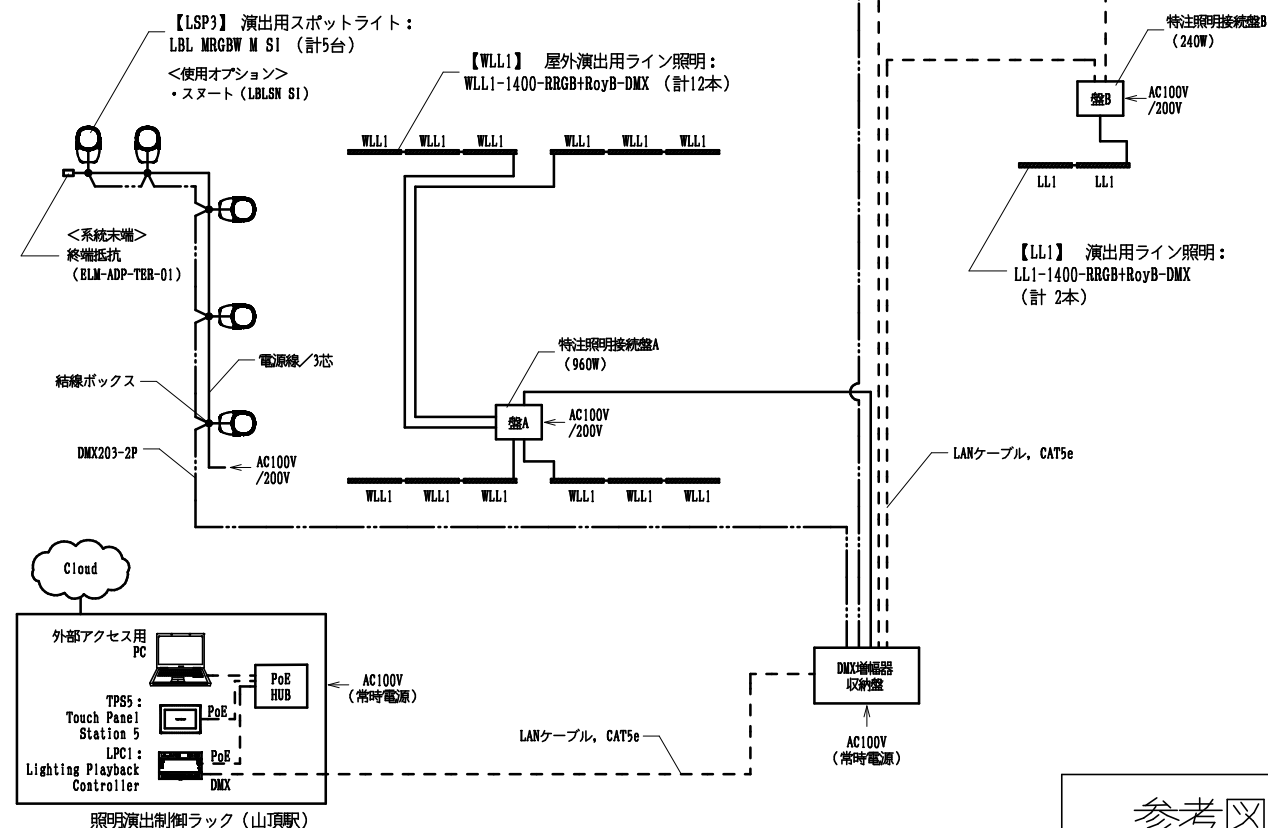

LSP1 肩山ライトアップ用投光器 NND27230K NND27430K	LSP2 ロープウェイ用投光器 LLFC0111A/30/X/10	LSP3 演出用スポットライト LBL MRGBW M S1 DMX	LSP4 演出用スポットライト LBM MRGBW WFL BK DMX	LL1 演出用ライン照明 33.2mmピッチ、100mm制御 LL1-1400-RRGB+RoyB-DMX																
計6台	4台	5台	9台	13本																
入力電圧: AC100-240V 消費電力: 386W 	入力電圧: AC100-240V 消費電力: 55.7W 	入力電圧: AC100-240V 消費電力: 50W <使用オプション> ・スマート (LBL SN S1) 	入力電圧: AC100-240V 消費電力: 28W <使用オプション> ・スマート (LBM SN BK) 	入力電圧: DC24V 消費電力: 55W (器具:1,400/基礎:1,100) 																
WLL1 屋外演出用ライン照明 33.2mmピッチ、100mm制御 WLL1-1400-RRGB+RoyB-DMX	WHL 屋外用間接照明 GLSD-28K	WHL 屋外用間接照明 数量内訳																		
16本	11本																			
入力電圧: DC24V 消費電力: 55W (器具:1,400/基礎:1,100) 	入力電圧: DC24V 消費電力: 10W/m 	<table border="1"> <thead> <tr> <th>器具L</th> <th>本数</th> </tr> </thead> <tbody> <tr><td>1 4465.5 mm</td><td>1本</td></tr> <tr><td>2 4399.0 mm</td><td>2本</td></tr> <tr><td>3 4133.0 mm</td><td>3本</td></tr> <tr><td>4 3933.5 mm</td><td>3本</td></tr> <tr><td>5 1606.0 mm</td><td>1本</td></tr> <tr><td>6 1406.5 mm</td><td>1本</td></tr> <tr> <td colspan="2">合計 11本</td> </tr> </tbody> </table>	器具L	本数	1 4465.5 mm	1本	2 4399.0 mm	2本	3 4133.0 mm	3本	4 3933.5 mm	3本	5 1606.0 mm	1本	6 1406.5 mm	1本	合計 11本			
器具L	本数																			
1 4465.5 mm	1本																			
2 4399.0 mm	2本																			
3 4133.0 mm	3本																			
4 3933.5 mm	3本																			
5 1606.0 mm	1本																			
6 1406.5 mm	1本																			
合計 11本																				
特注照明接続盤 A (960W)	特注照明接続盤 B (240W)	調光電源収納盤	DMX増幅器収納盤	照明演出制御ラック (山頂駅)																
4面	1面	1面	2面	1面																
入力電圧: AC100V/200V 消費電力: 960W 	入力電圧: AC100V/200V 消費電力: 240W 	入力電圧: AC100V 消費電力: 600W 	入力電圧: AC100V 消費電力: 5W 	入力電圧: AC100V 消費電力: 20W+PC分 																

- 【 LSP1／眉山ライトアップ用投光器 】
- ・ 灯具～灯具間 及び 灯具～DMX増幅器収納盤間は、PS224Piにて接続。

- 【 LSP2／ローブウェイ用投光器 】
- ・ 灯具～DMX増幅器収納盤間は、DMX信号線にて接続。

- 【 LSP3，LSP4／演出用スポットライト 】
- ・ 灯具～結線ボックス間は、灯具本体付属ケーブル（1.8m）にて接続。
- ・ 結線ボックス～結線ボックス間は、DMXケーブル（DMX203-2P）及び 電源線（3芯）にて接続。
- ・ 結線ボックス～DMX増幅器収納盤間は、DMXケーブル（DMX203-2P）にて接続。
- ・ 系統の末端となる結線ボックスには、終端抵抗を取り付けてください。

- 【 LL，WL／演出用ライン照明 】
- ・ 灯具～特注照明接続盤間は、専用リードケーブルにて接続。
- ・ 特注照明接続盤～特注照明接続盤間 及び 特注照明接続盤～DMX増幅器収納盤間は、LANケーブル（CAT5e）にて接続。

- 【 WHL／屋外用間接照明 】
- ・ 灯具～調光電源収納盤間は、VCTF2芯ケーブルにて接続。
- ・ 調光電源収納盤～DMX増幅器収納盤間は、LANケーブル（CAT5e）にて接続。

- 【 共通 】
- ・ DMX増幅器収納盤～DMX接続盤（阿波おどり会館5F）間は、LANケーブル（CAT5e）にて接続。
- ・ DMX増幅器収納盤～制御ラック間は、LANケーブル（CAT5e）にて接続。

- 【LSP1/眉山ライティングアップ用投光器】
 - ・灯具：386W ×6台 = 2,316W <AC100V/200V>
- 【LSP2/ローブウェイ用投光器】
 - ・灯具：55.7W ×4台 = 222.8W <AC100V/200V>
- 【LSP3/演出用スポットライト】
 - ・灯具：50W ×5台 = 250W <AC100V/200V>
- 【LSP4/演出用スポットライト】
 - ・灯具：28W ×9台 = 252W <AC100V/200V>
- 【LL1, WLL1/演出用ライン照明】
 - ・特注照明接続盤A：960W ×4面 = 3,840W <AC100V/200V>
 - ・特注照明接続盤B：240W ×1面 = 240W <AC100V/200V>
- 【WHL/屋外用間接照明】
 - ・調光電源収納盤：600W ×1面 = 600W <AC100V/200V>
- 【中継】
 - ・DMX増幅分器収納盤：5W ×2台 = 10W <AC100V、常時電源>
- 【制御部】
 - ・照明演出制御ラック（山頂駅）：
20W+PC分 <AC100V、常時電源>


A2: 100% A3: 70.7%

眉山ロープウェイ他LED景観整備業務

EB - 04

凡 例		
記 号	名 称	摘 要
■	電灯分電盤	電灯分電盤員荷表参照
⌚	照明器具	照明器具姿図参照
⌚	照明器具	照明器具姿図参照
○	照明器具	照明器具姿図参照
⊙	照明器具	照明器具姿図参照
△	照明器具	照明器具姿図参照
222	プルボックス	200×200×200 (SUS製)
⊗	露出ボックス	G管用
□	位置ボックス	
⊗c	カバープレート	
⊗	防火区画貫通処理	

注 記		
1) 特記なき配線種別は下記による。		
-----	天井いんべい配管配線	露出配管配線 (塗装)
-----	天井内こがし配線	
2) 特記なき配管配線は下記による。		
---	EM-CE3, 5' -3C	(こがし)
---	EM-CE3, 5' -3C×2	(こがし)
---	EM-CE3, 5' -3C	(G22)
MA	メタルモールA型	
MB	メタルモールB型	
3) 二重天井内はケーブル支持配線とし壁立下げ、梁貫通部等上記保護管にて保護すること。		
4) 防火区画及び防火上主要な間仕切壁の貫通部は国土交通大臣認定工法 (防火キット等) または前後1m以上を鋼管施工もしくは打込配管とすること。		
また、その他間仕切壁の貫通処理は配管にて保護すること。		
乾式耐火間仕切壁内に設ける金属製ボックス・配管は国交省大臣認定の防火処理を行うこと。		

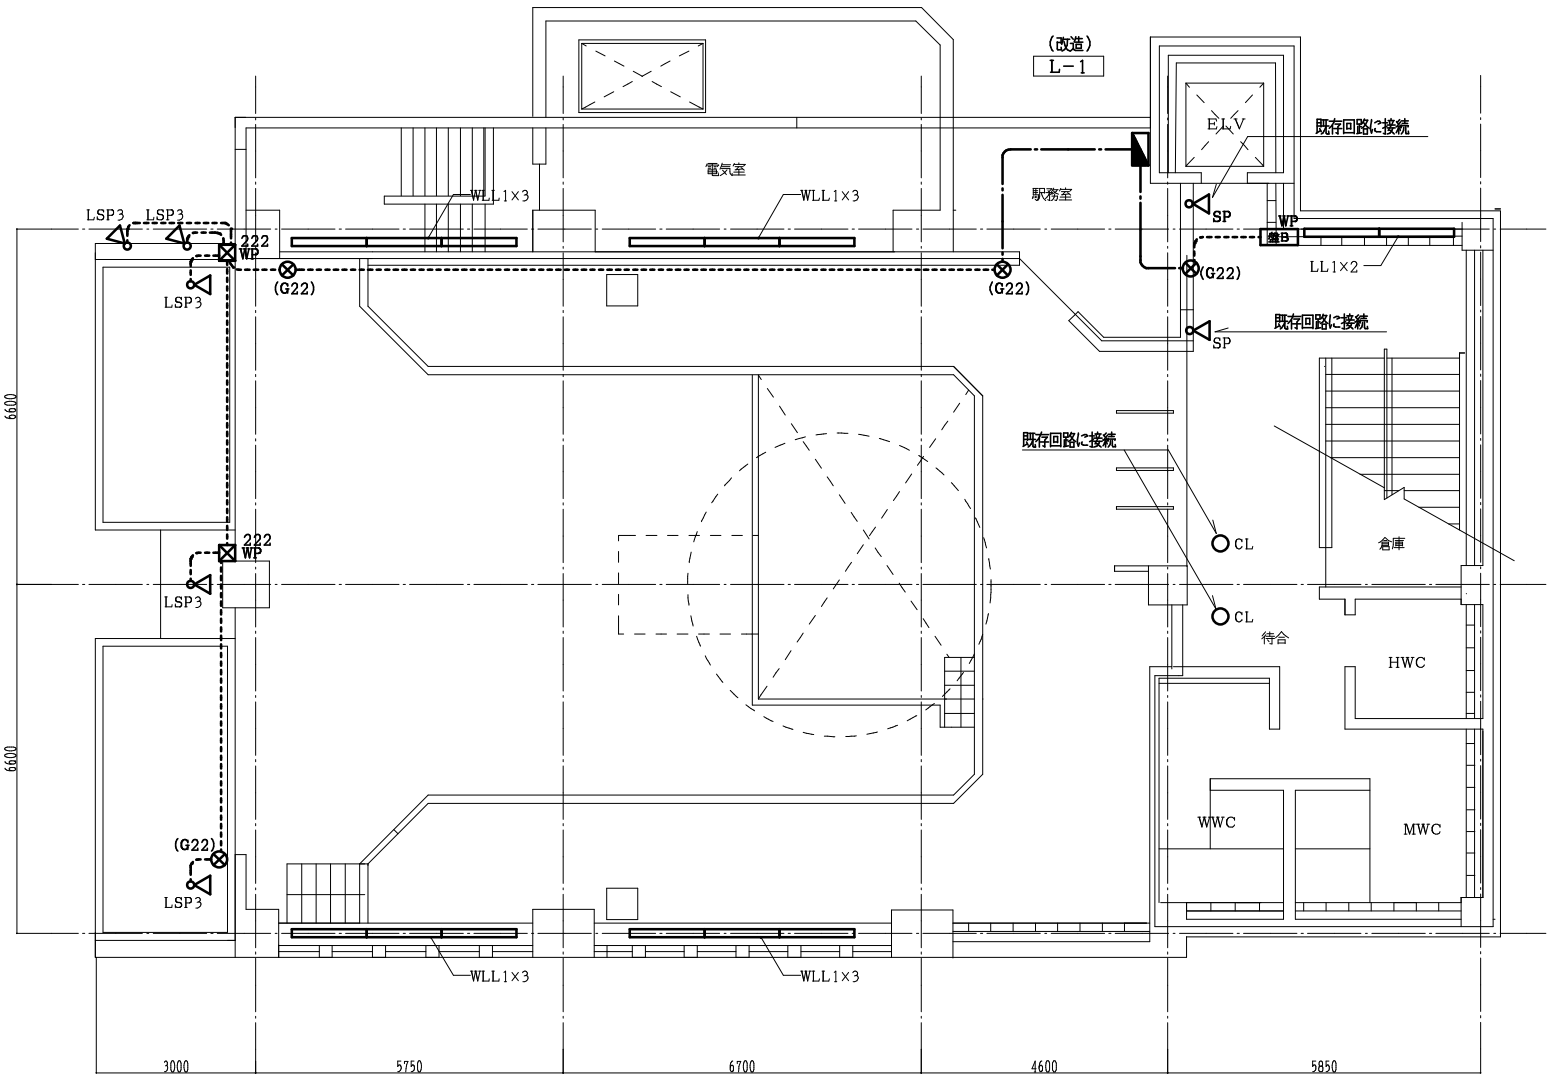


1 F	
LL1	2
WLL1	12
SP	2
CL	2
LSP3	5

1 階平面図 S=1/100

L-1 改造内容

- ・LSP3及び1階盤B用としてELCB2P50/20×1 (200V)、タイマー (2出力型) ×1の増設

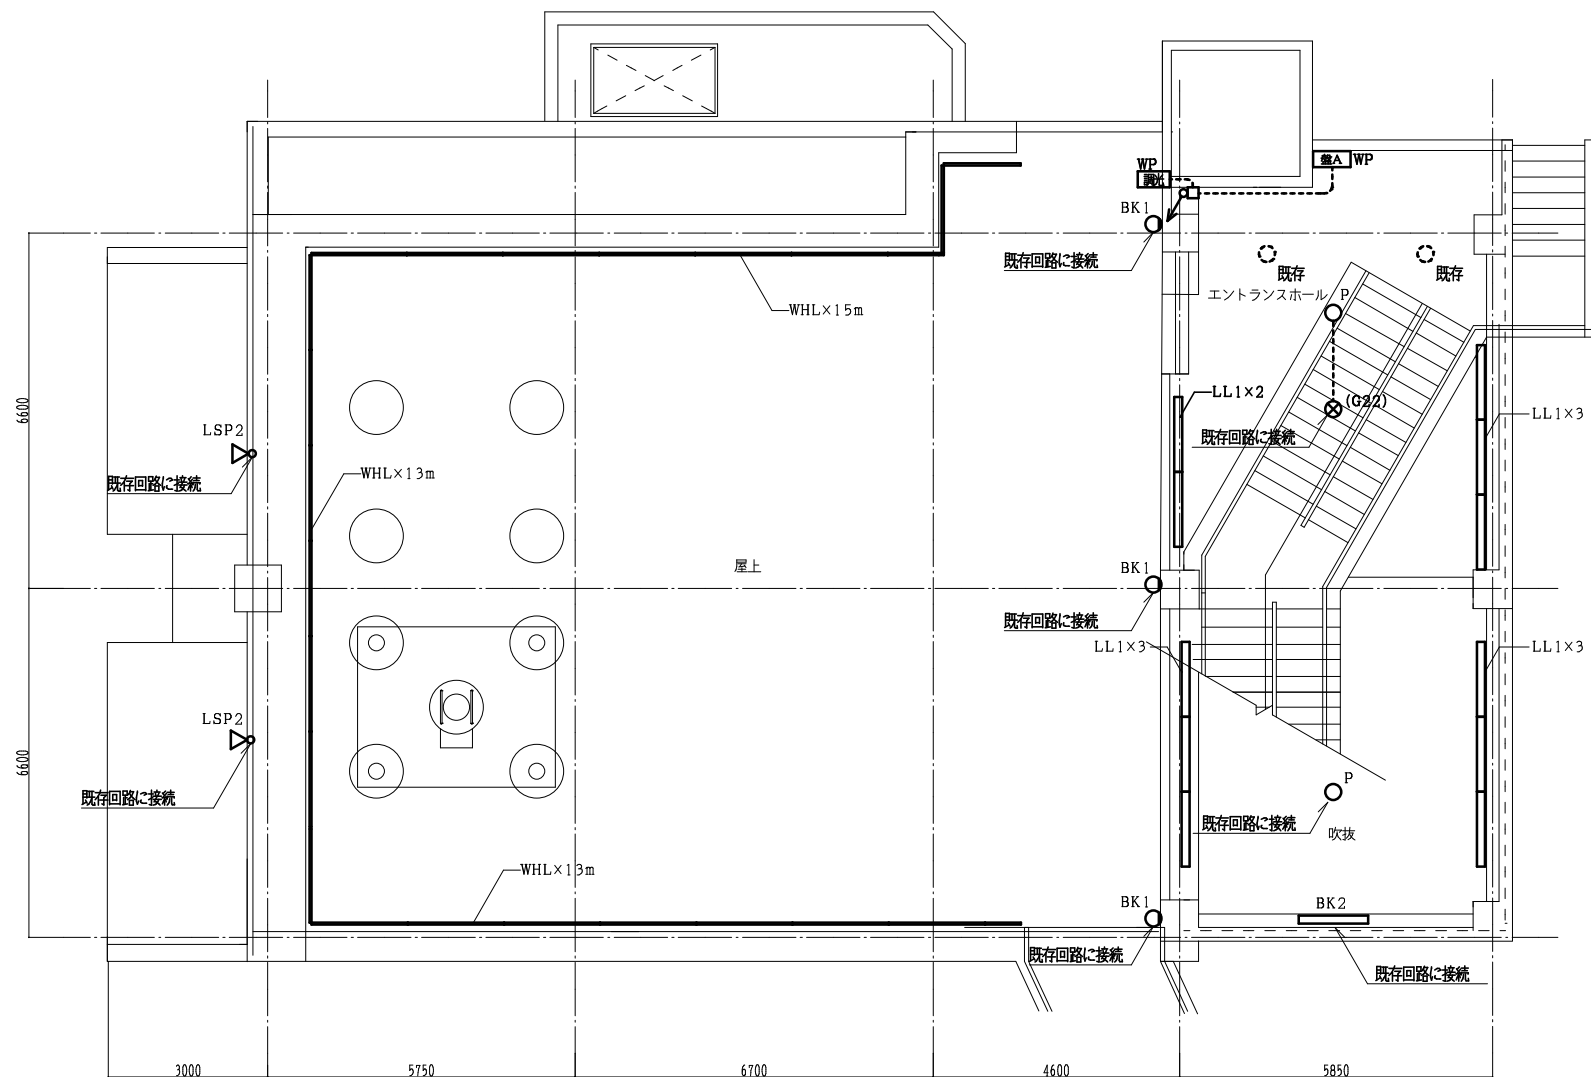


R階平面図 S=1/100


RF	
LSP2	2
LL1	11
BK1	3
BK2	1
P	2
WHL	41

凡 例		
記 号	名 称	摘 要
■	電灯分電盤	電灯分電盤員荷表参照
⊗	照明器具	照明器具姿図参照
□	照明器具	照明器具姿図参照
○	照明器具	照明器具姿図参照
△	照明器具	照明器具姿図参照
▽	照明器具	照明器具姿図参照
222	ブルボックス	200×200×200 (SUS製)
⊗	露出ボックス	G管用
□	位置ボックス	
⊗	カバープレート	
⊗	防火区画貫通処理	


注 記		
1) 特記なき配線種別は下記による。		
-----	天井いんべい配管配線	露出配管配線 (塗装)
-----	天井内ころがし配線	
2) 特記なき配管配線は下記による。		
---D2P	DMX203-2P	(ころがし)
---D22	DMX203-2P	(G16)
---DM	DMX信号線	(ころがし)
---DM	DMX信号線	(G16)
---S	専用リードケーブル×1	(G22)
---S2	専用リードケーブル×2	(G28)
---S3	専用リードケーブル×3	(G36)
---S4	専用リードケーブル×4	(G36)
---S5	専用リードケーブル×5	(G36)
---S6	専用リードケーブル×6	(ころがし)
---S6	専用リードケーブル×6	(G42)
---VC	VCTF2. 0-2C	(プラントチューブ22)
---VCx2	VCTF2. 0-2Cx2	(プラントチューブ22)
---VCx3	VCTF2. 0-2Cx3	(プラントチューブ28)
---VCx4	VCTF2. 0-2Cx4	(プラントチューブ36)
---VCx5	VCTF2. 0-2Cx5	(プラントチューブ42)
---VCx6	VCTF2. 0-2Cx6	(プラントチューブ42)
---VCx7	VCTF2. 0-2Cx7	(プラントチューブ42)
---L	EM-UTP0. 5-4P (CAT5e)	(ころがし)
---L	EM-UTP0. 5-4P (CAT5e)	(G16)
---P	PC224Pケーブル	(ころがし)
---Px2	PC224Pケーブル×2	(ころがし)
---P	PC224Pケーブル	(G16)
---MA	メタルモールA型	
---MB	メタルモールB型	
3) 二重天井内はケーブル支持配線とし壁立下げ、梁貫通部等上記保護管にて保護すること。		
4) 防火区画及び防火上主要な間仕切壁の貫通部は国土交通大臣認定工法 (防火キット等) または前後1m以上を鋼管施工もしくは打込配管とすること。		
また、その他間仕切壁の貫通処理は配管にて保護すること。		
乾式耐火間仕切壁内に設ける金属製ボックス・配管は国交省大臣認定の防火処理を行うこと。		

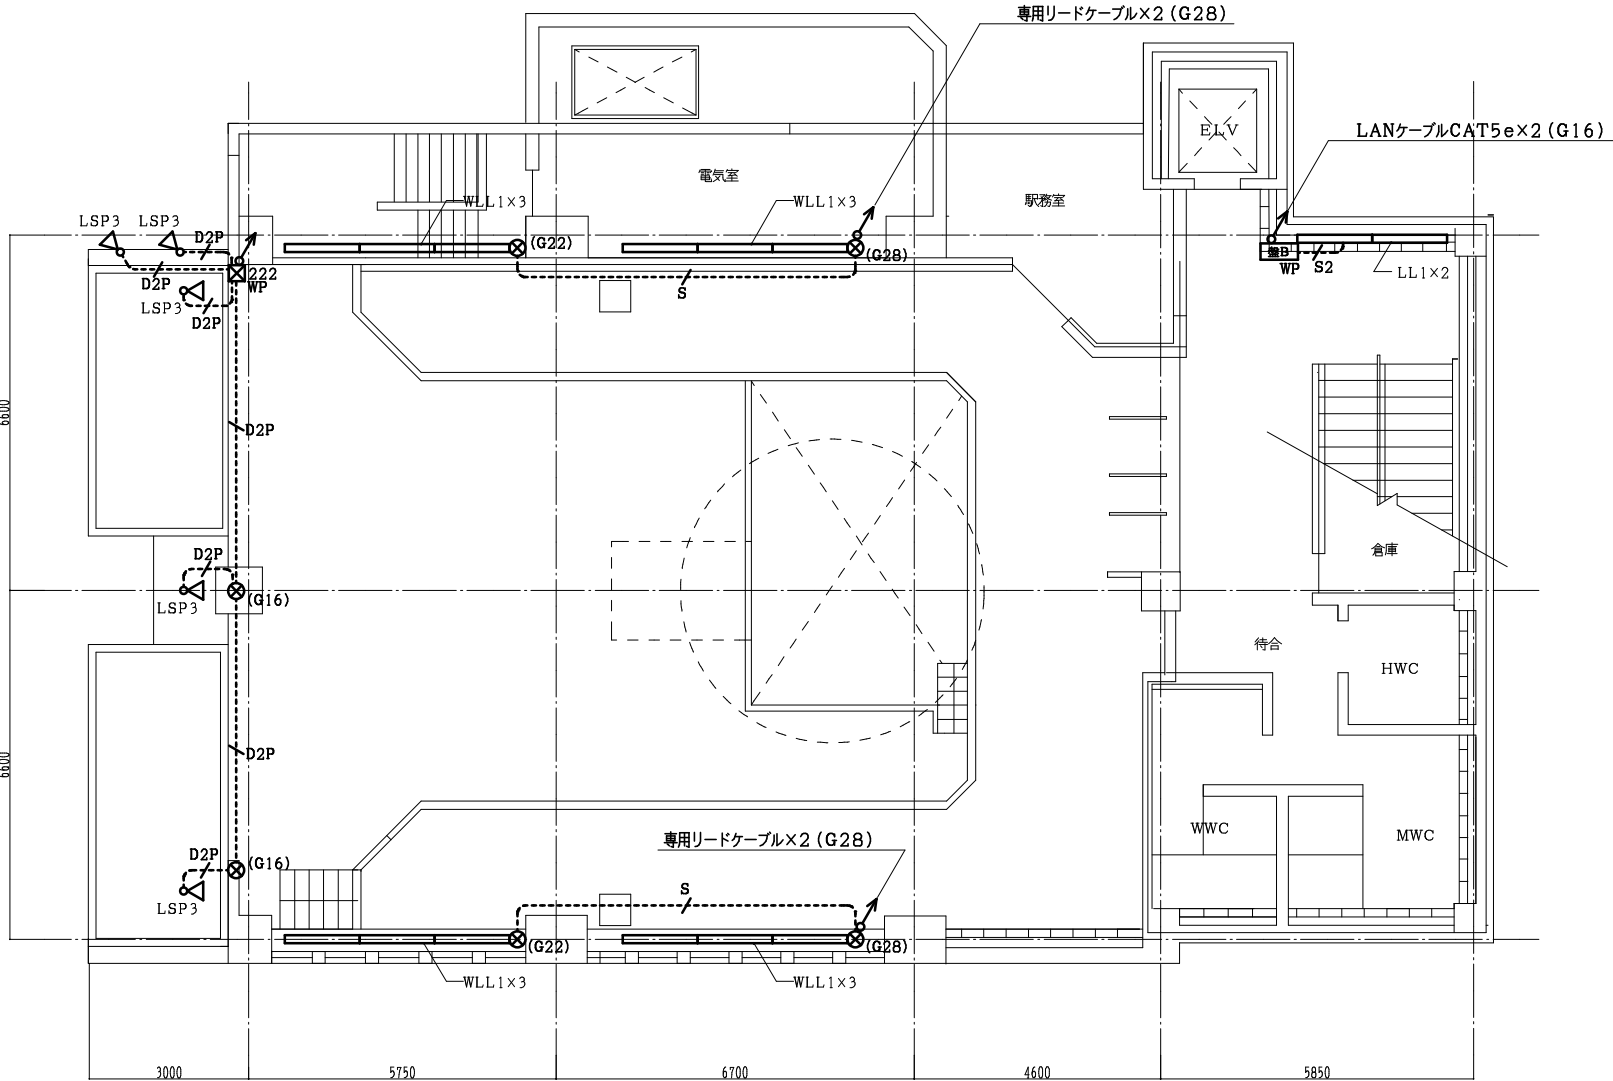

1 階平面図 S=1/100

 



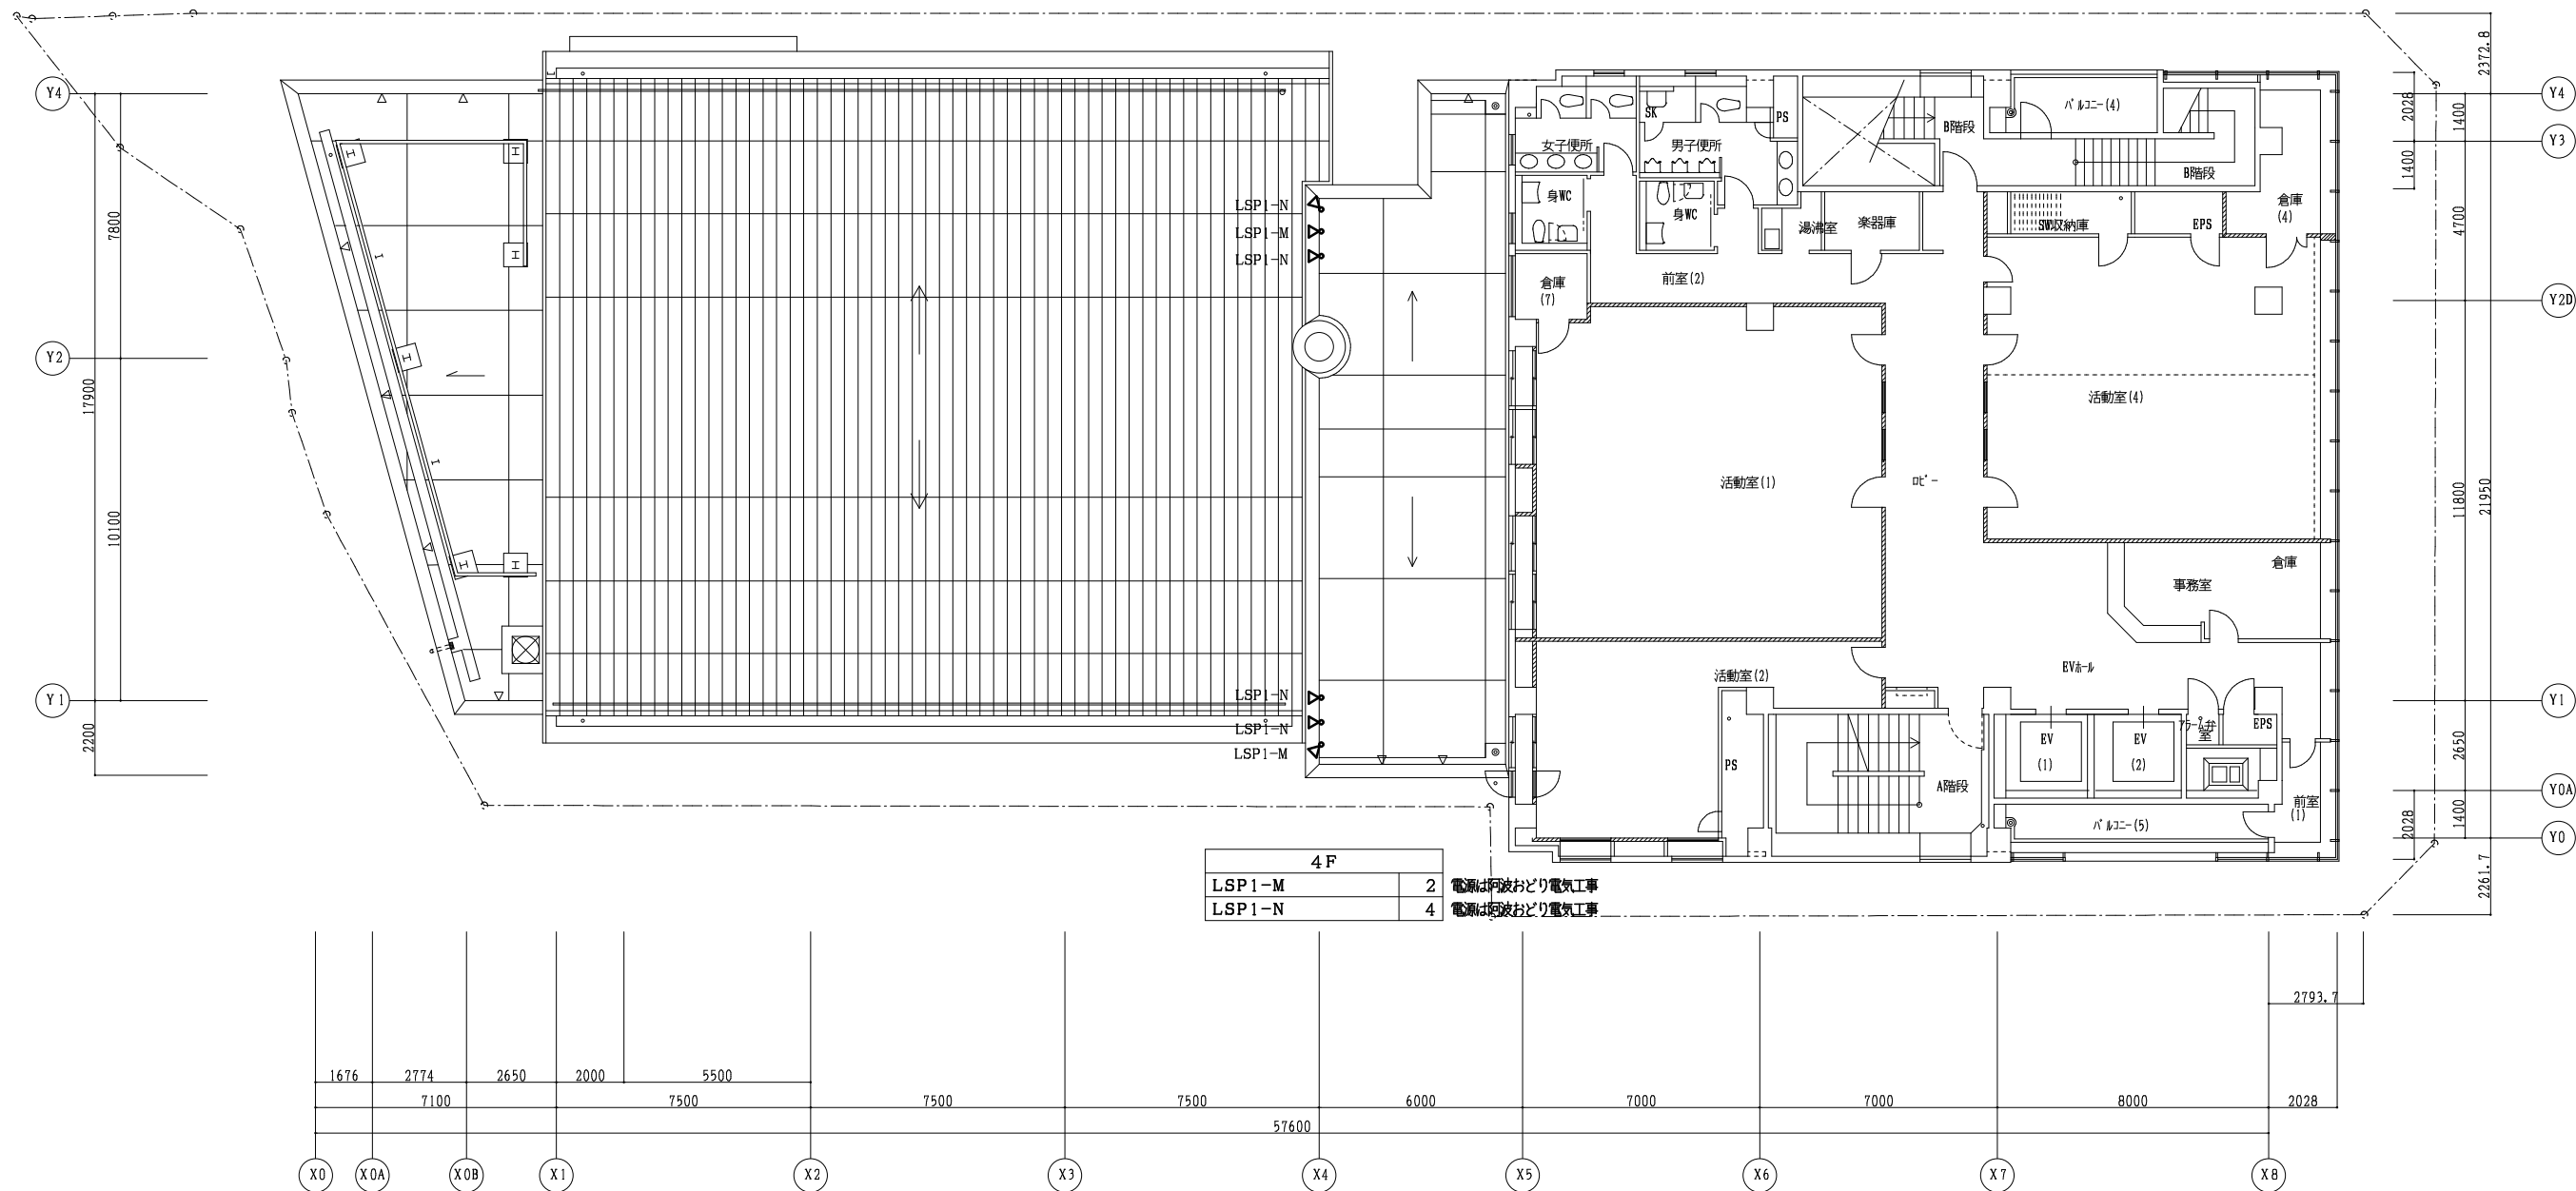

4 F	
LSP1-M	2
LSP1-N	4

電源は阿波おどり電気工事
電源は阿波おどり電気工事

4階平面図 S=1/150

徳島市経済部にぎわい交流課

徳島市幸町2丁目5番地 TEL 621-5232 FAX 621-5457

A2:100% A3:70.7%

業務名

眉山ロープウェイ他LED景観整備業務

図名

電灯設備 4階平面図(山麓駅)(改修)

図面数

24

縮尺


1/150

年月

R7.7


図面番号

EB-11

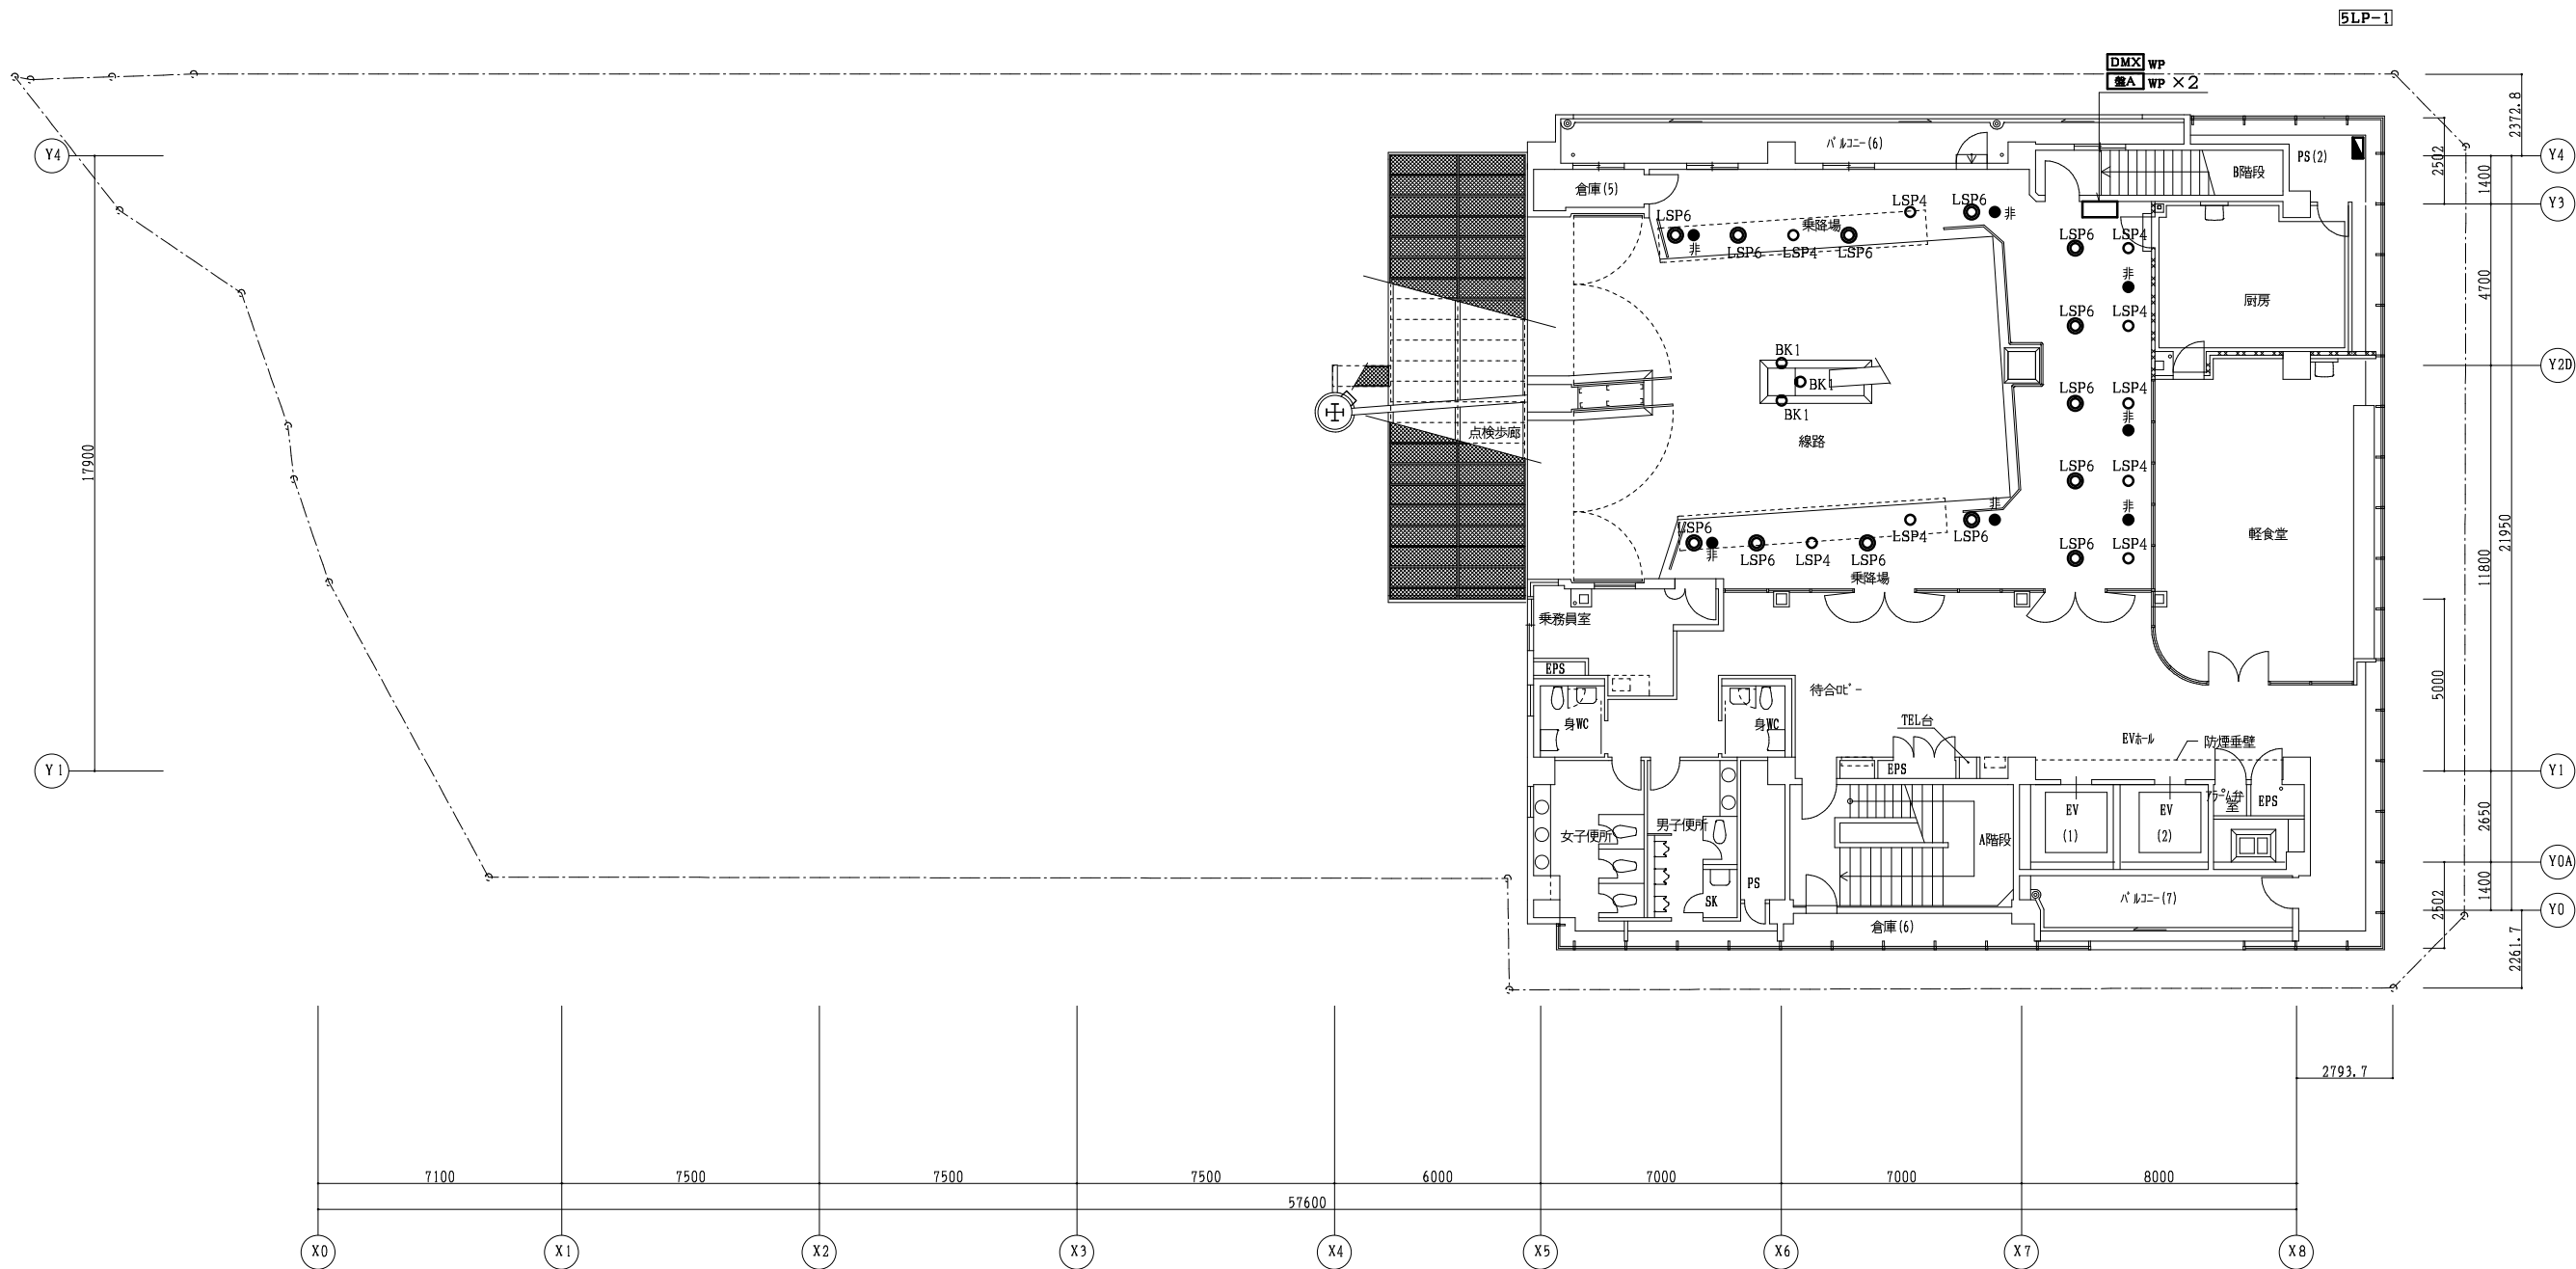

5 F	
LSP4	9 既存回路に接続
LSP6	13 既存回路に接続
BK1	3 既存回路に接続
非常	7 既存のまま

5階平面図 S=1/150

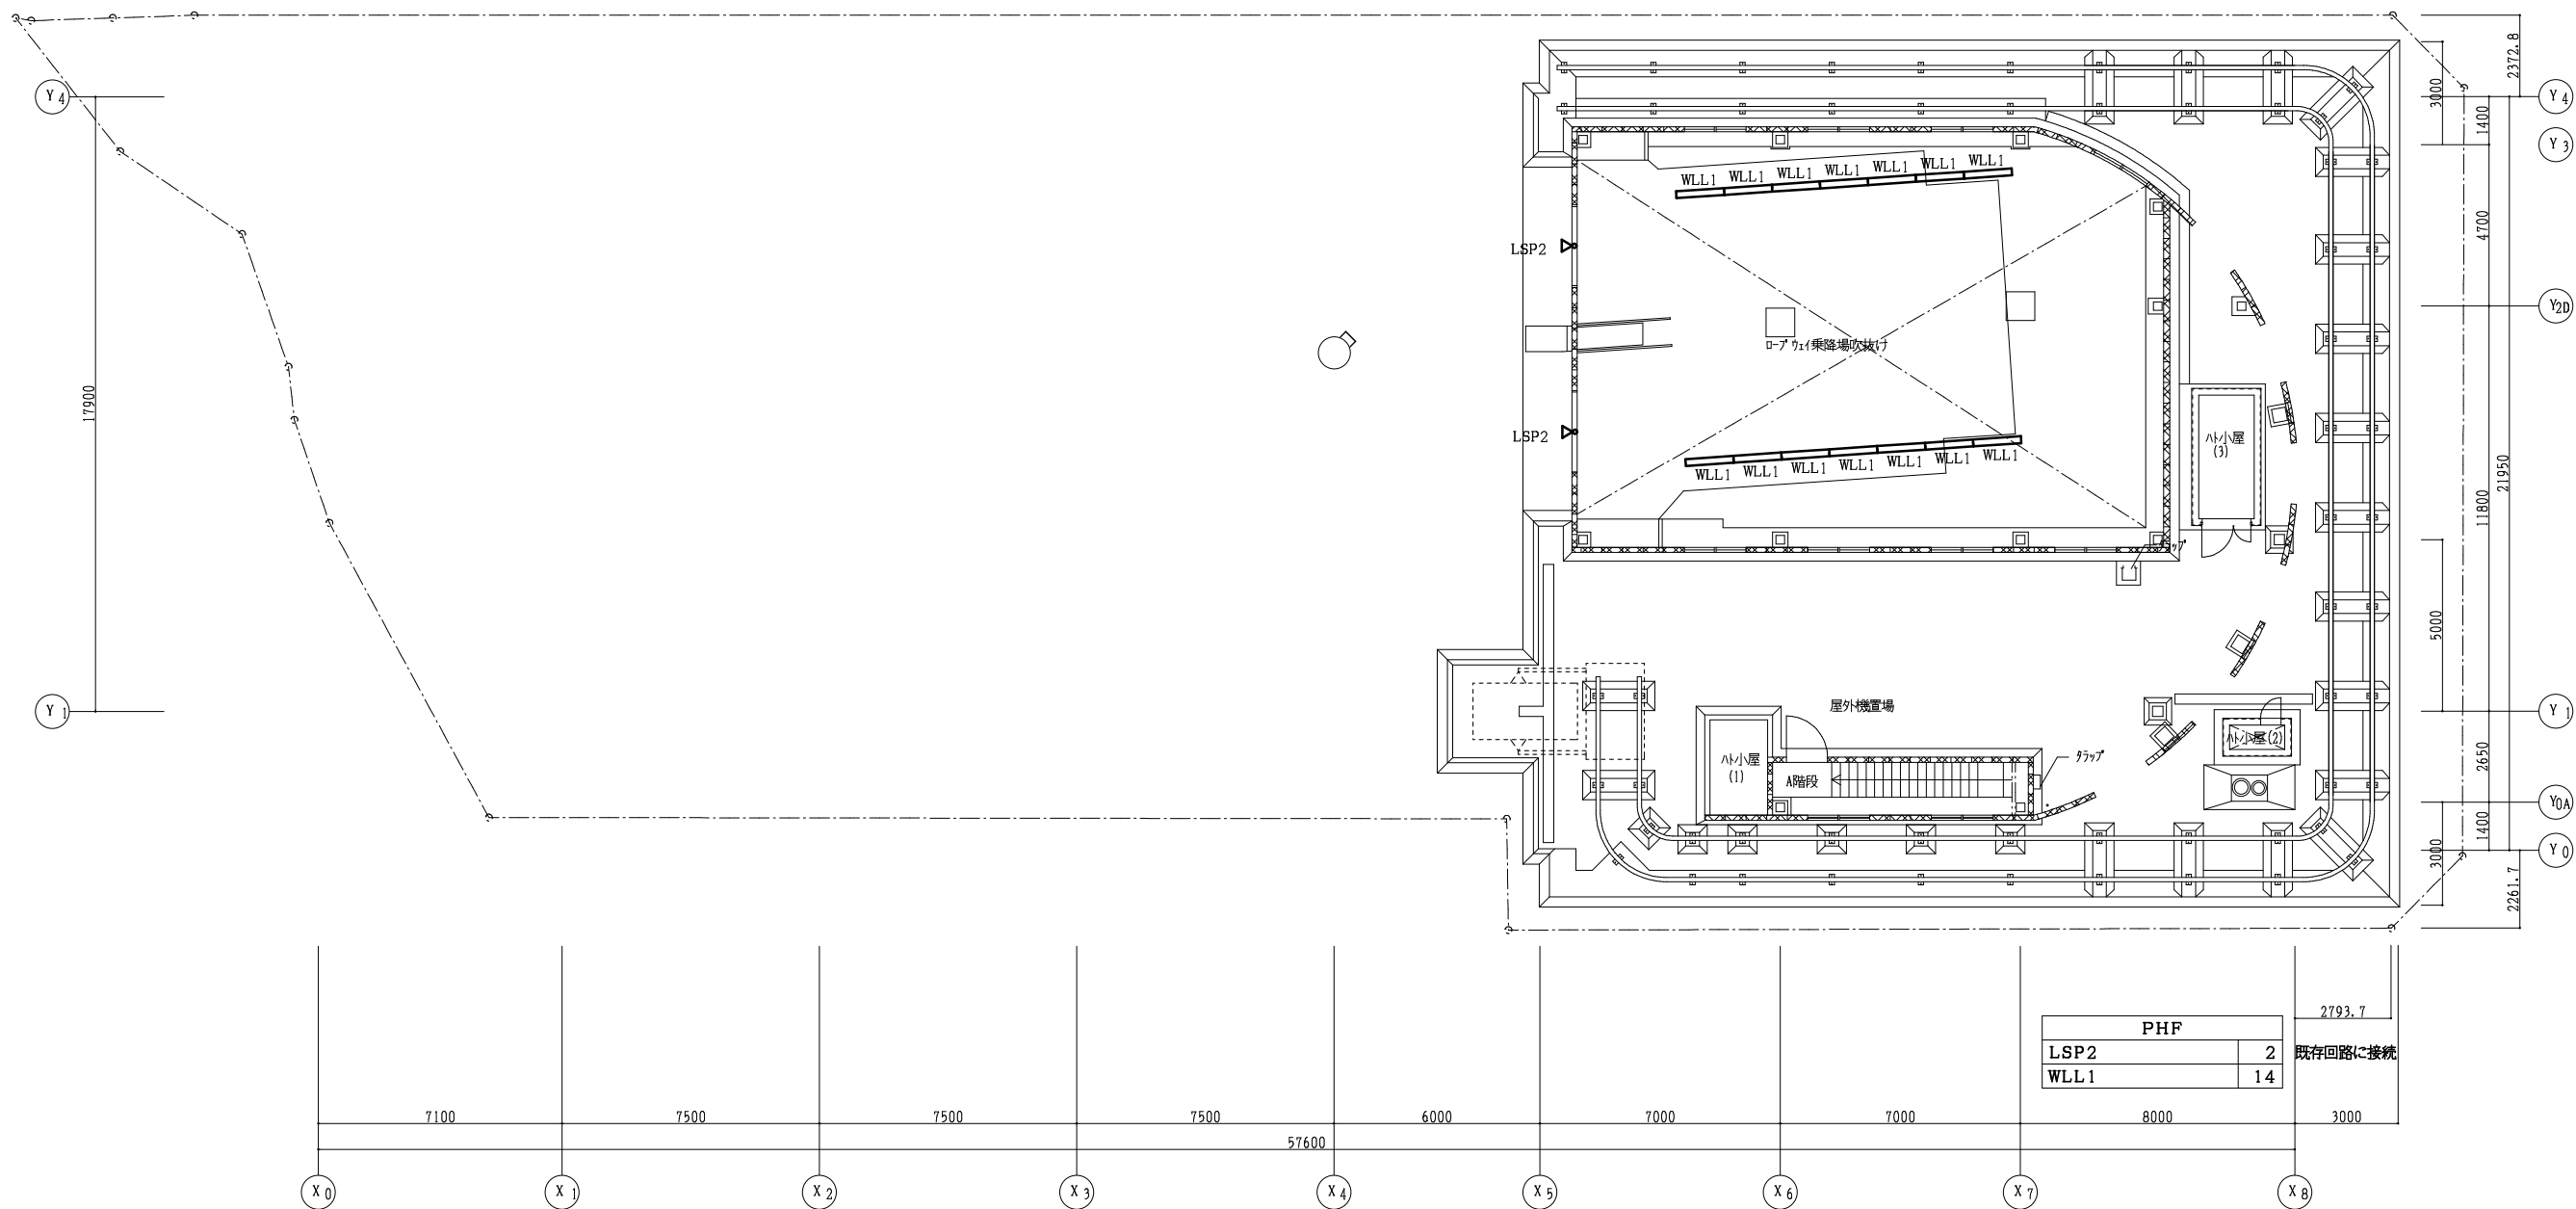

PH階平面図 S=1/150

徳島市経済部にぎわい交流課

徳島市幸町2丁目5番地 TEL 621-5232 FAX 621-5457

A2:100% A3:70.7%

業務名

眉山ロープウェイ他LED景観整備業務

図名

電灯設備 PH階平面図(山麓駅)(改修)

図面数

24

縮尺


1/150

年月

R7.7

図面番号

EB-13

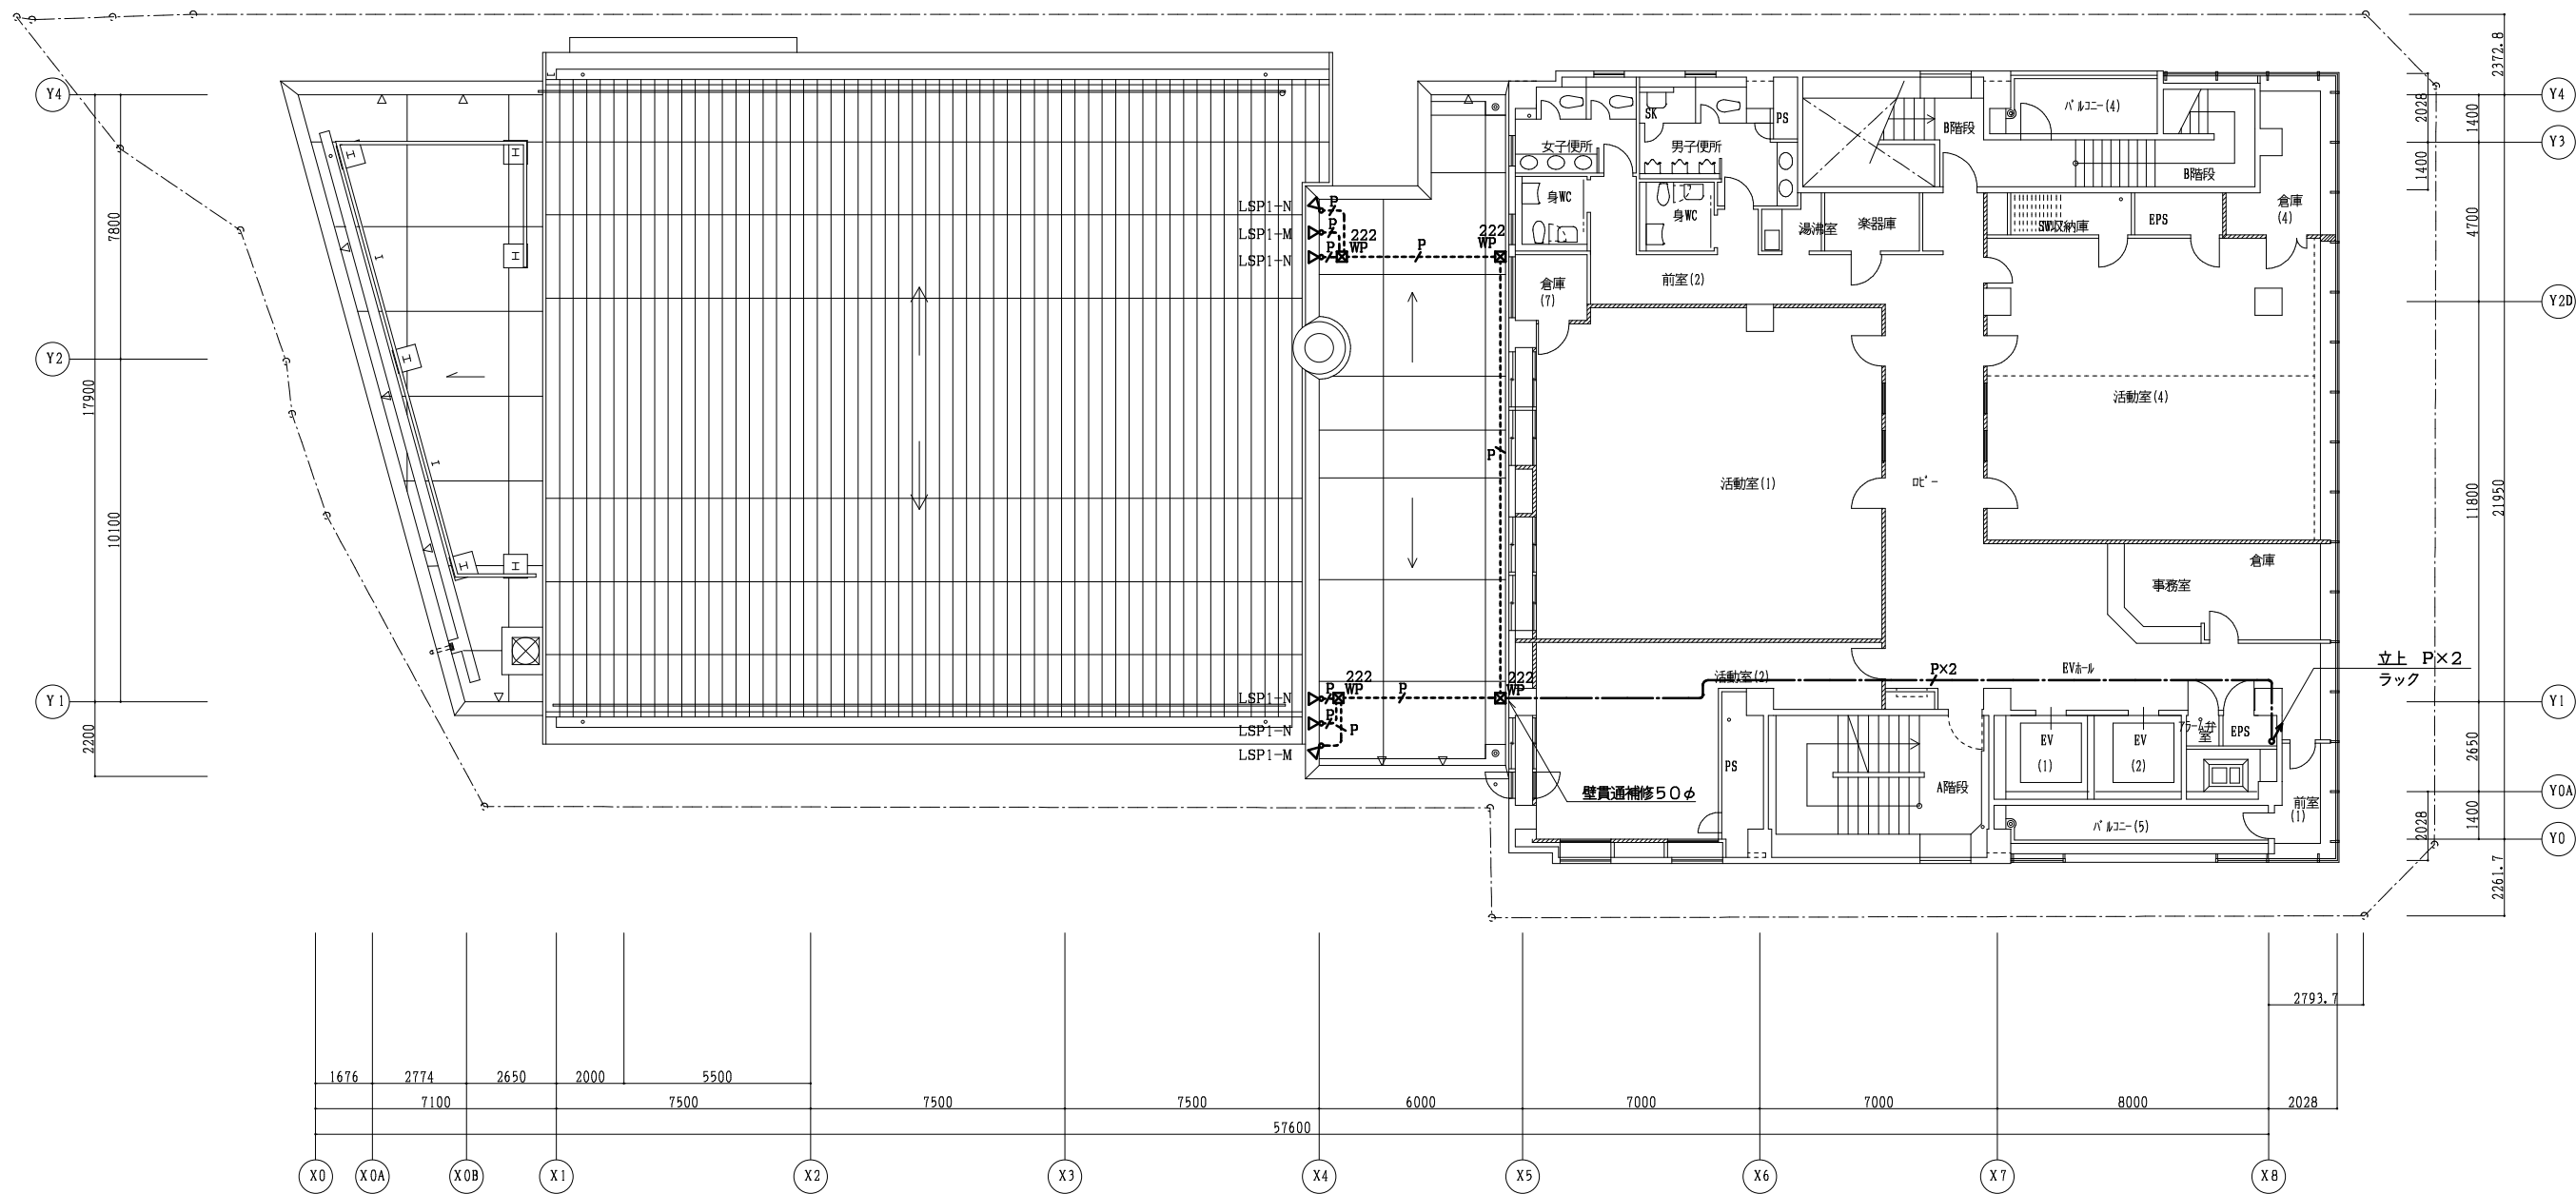

4階平面図 S=1/150

徳島市経済部にぎわい交流課

徳島市幸町2丁目5番地 TEL 621-5232 FAX 621-5457

A2:100% A3:70.7%

業務名

眉山ロープウェイ他LED景観整備業務

図名

照明制御設備 4階平面図(山麓駅)(改修)

図面数

24

縮尺


1/150

年月

R7.7

図面番号

EB-14

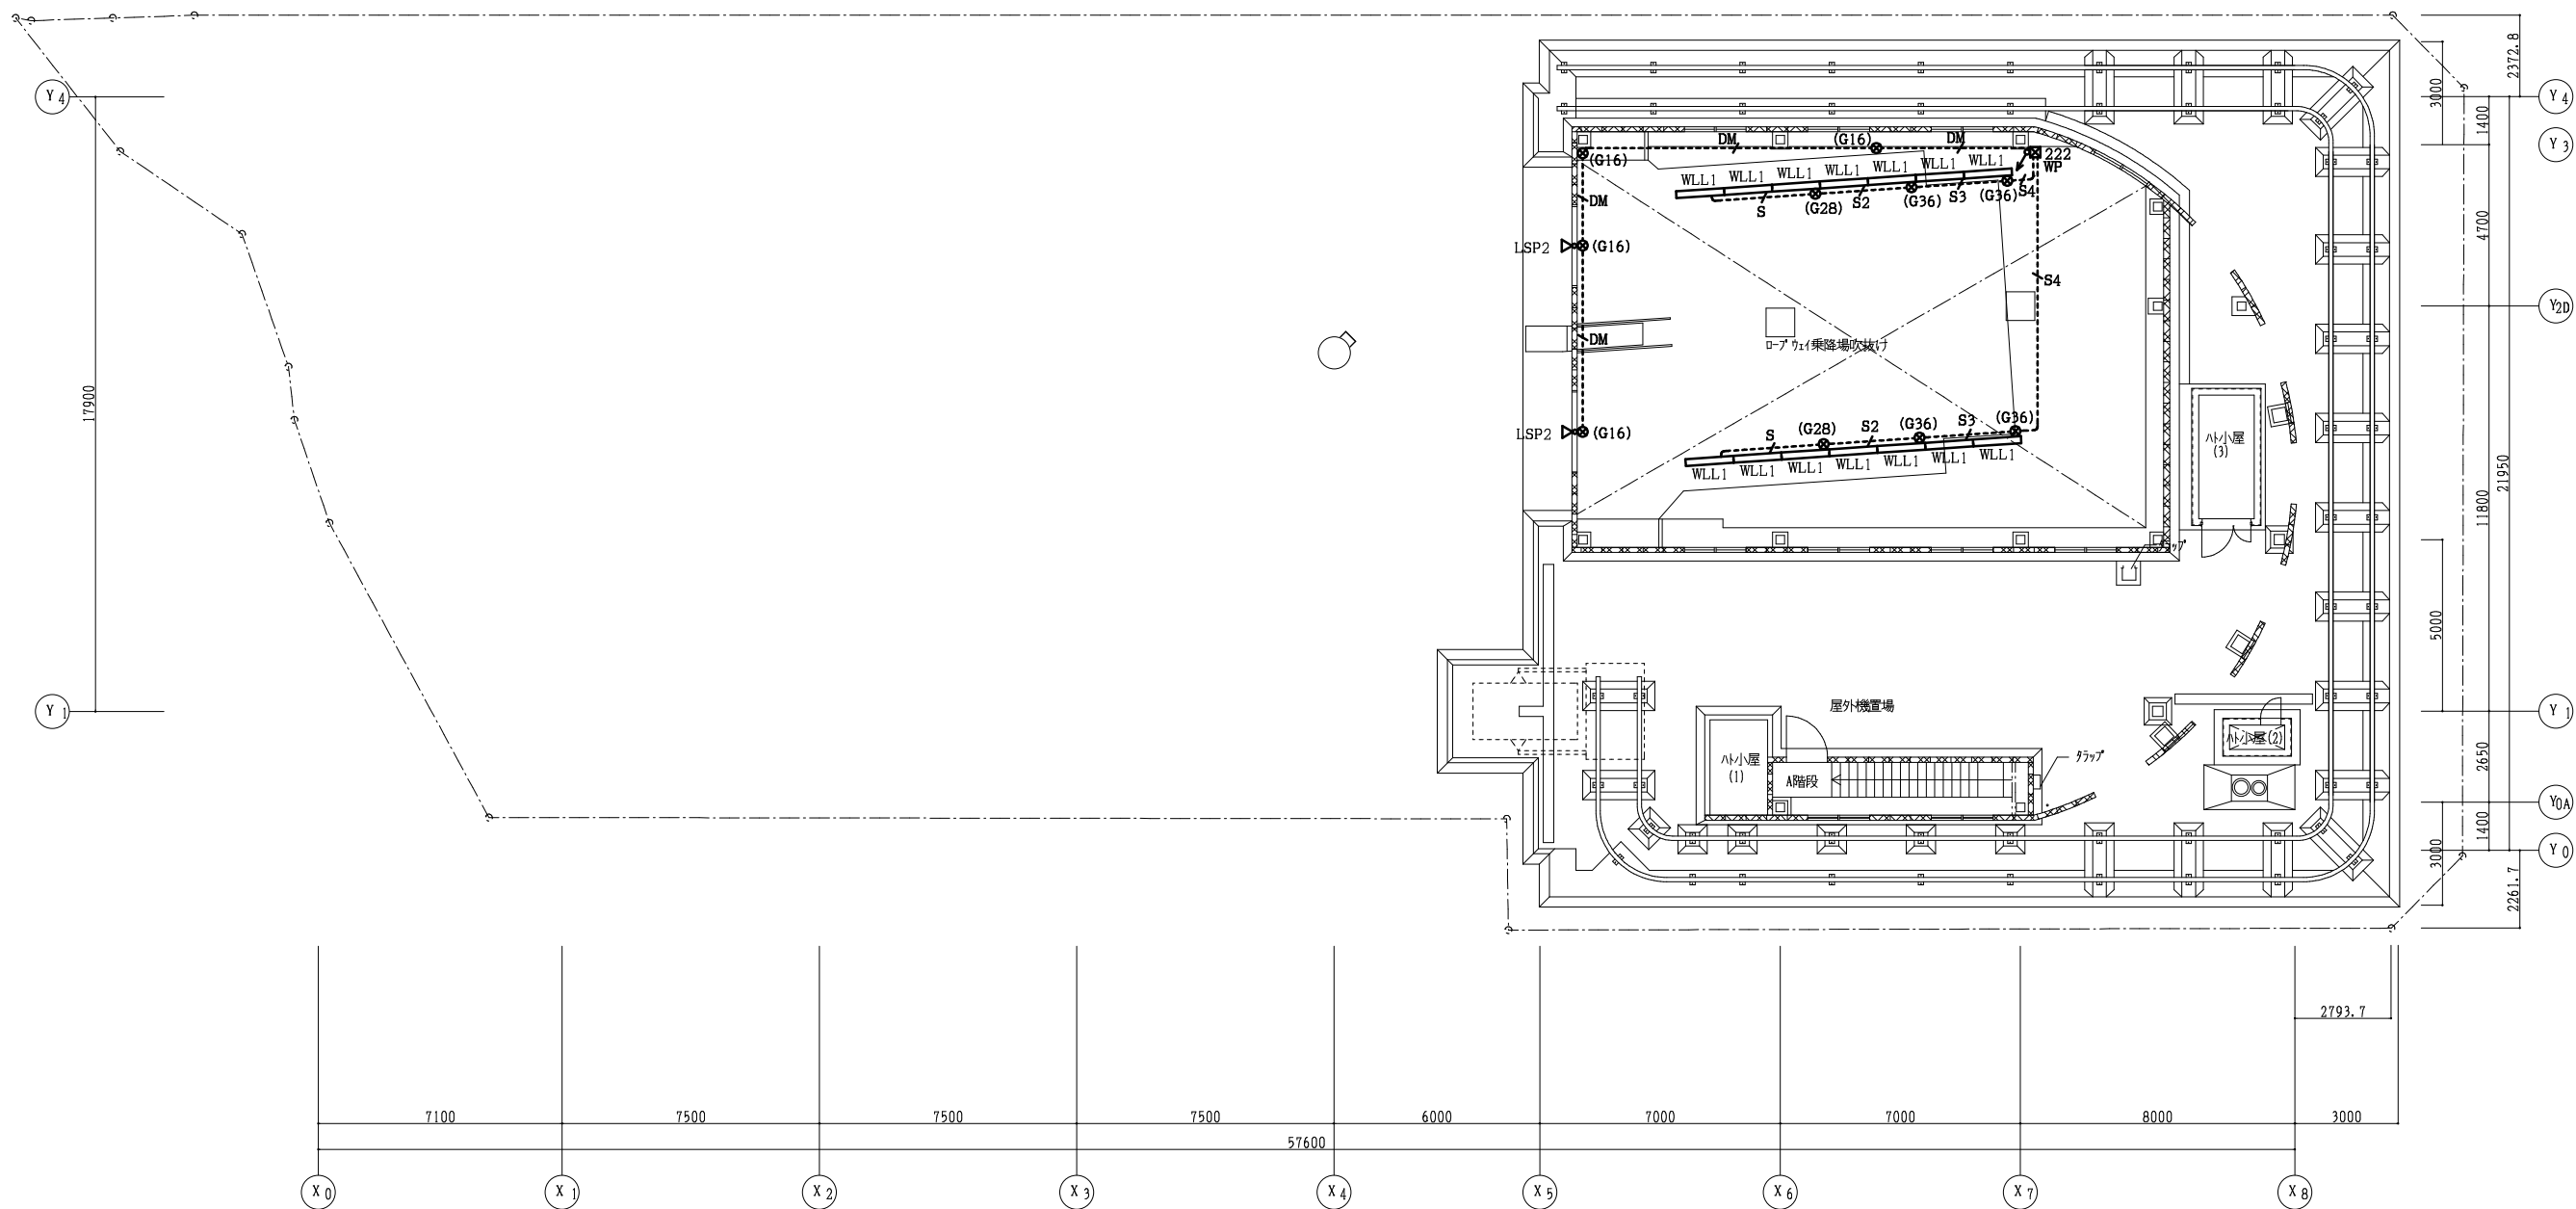

PH階平面図 S=1/150

徳島市経済部にぎわい交流課

徳島市幸町2丁目5番地 TEL 621-5232 FAX 621-5457

A2:100% A3:70.7%

業務名

眉山ロープウェイ他LED景観整備業務

図名

照明制御設備 PH階平面図(山麓駅)(改修)

図面数

24

縮尺


1/150

年月

R7.7

図面番号

EB-16

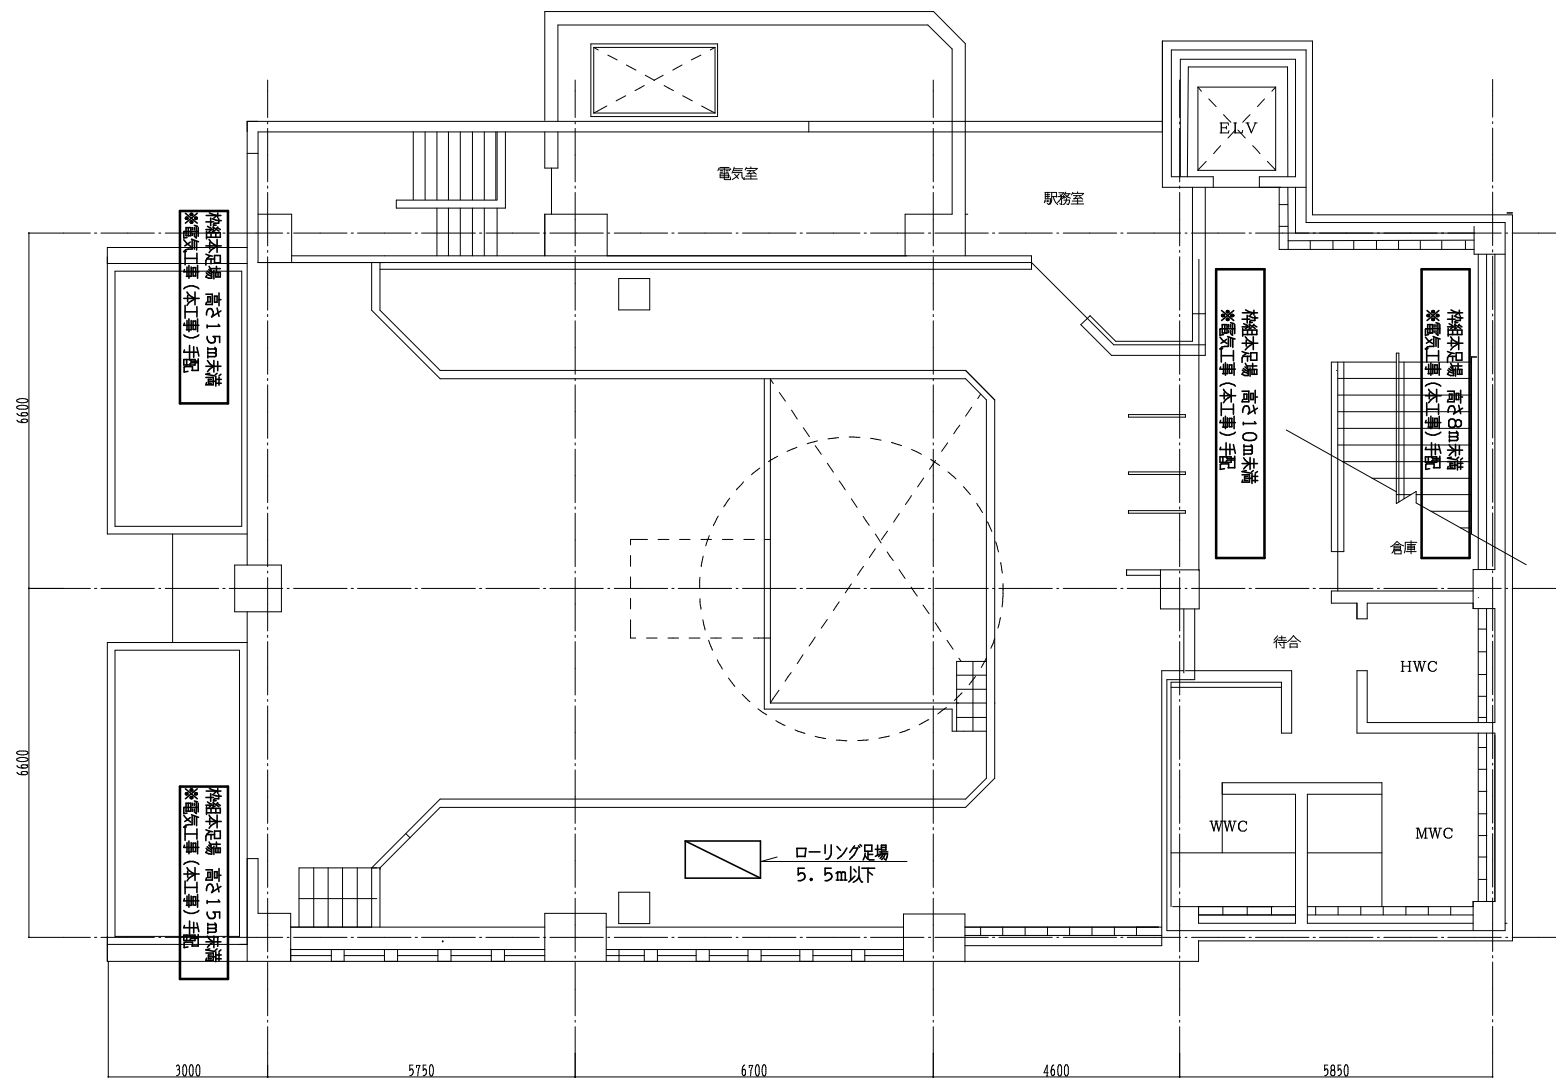


1 階平面図 S=1/100


※足場配置や仕様は参考図とする

天井工事	
凡 例	
	天井ボード 撤去・新設
	天井ボード 一時取外し・再取付
	天井点検口


アスベスト事前調査
・工事受託者は、本工事において事前にアスベスト採取、分析を行い
報告書を提出すること。検体数は（ 7 ）検体とする。

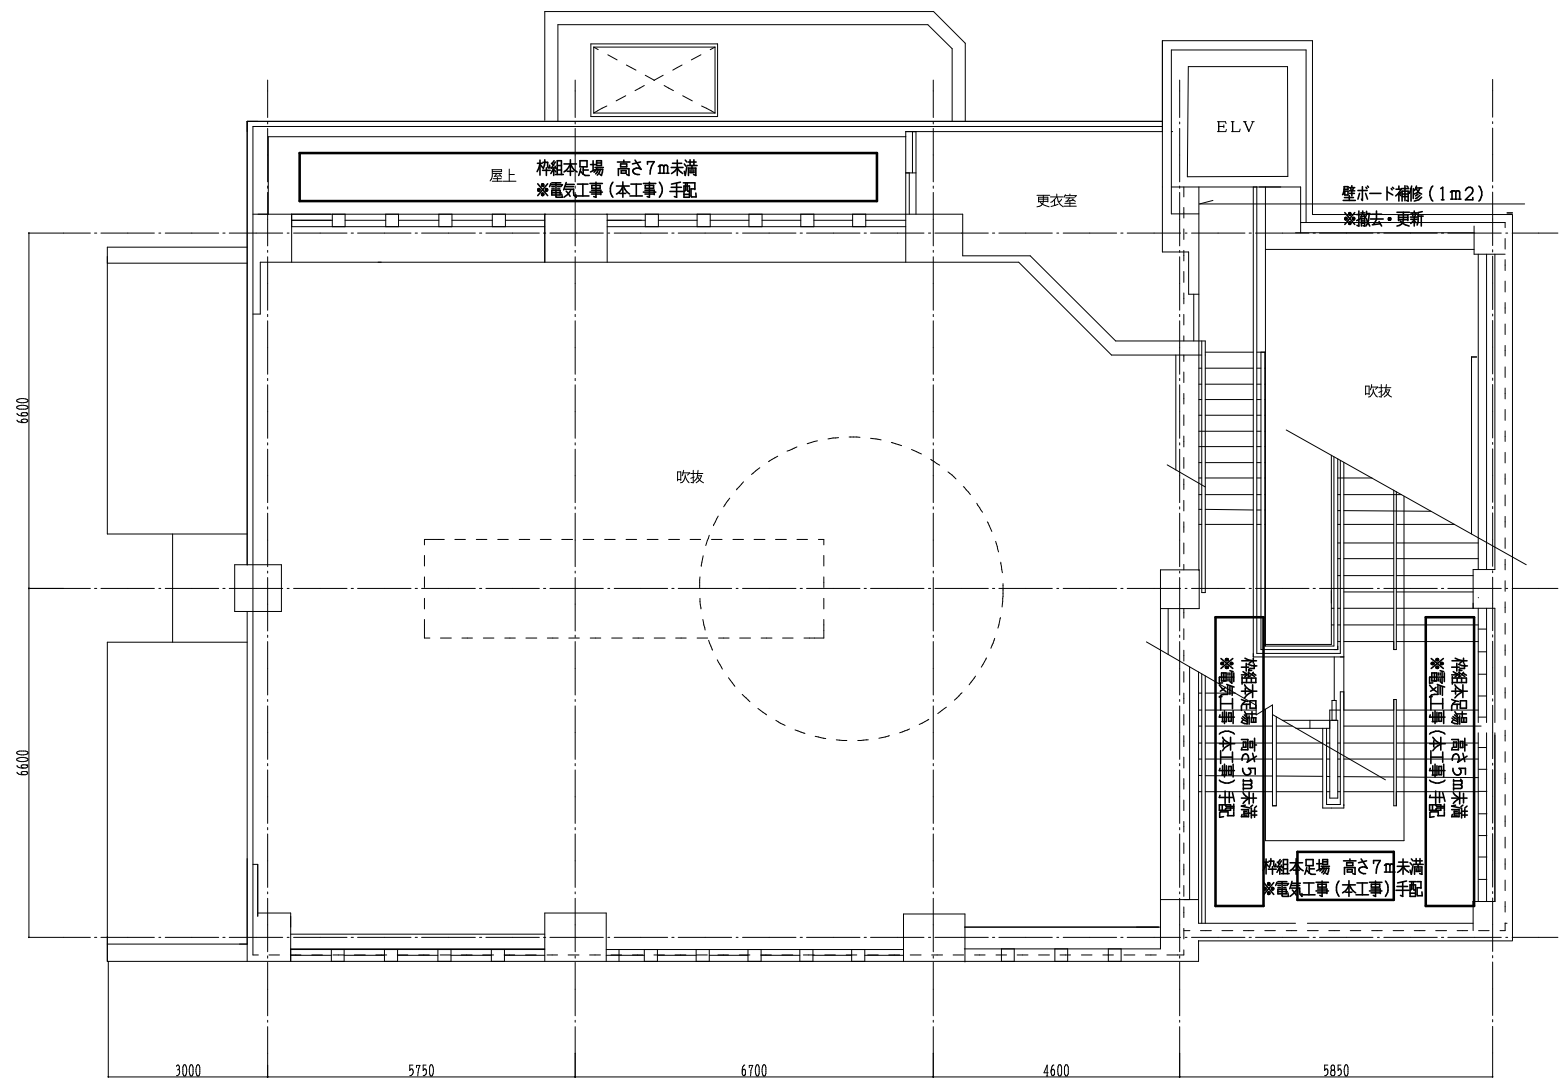

2階平面図 S=1/100 ※足場配置や仕様は参考図とする

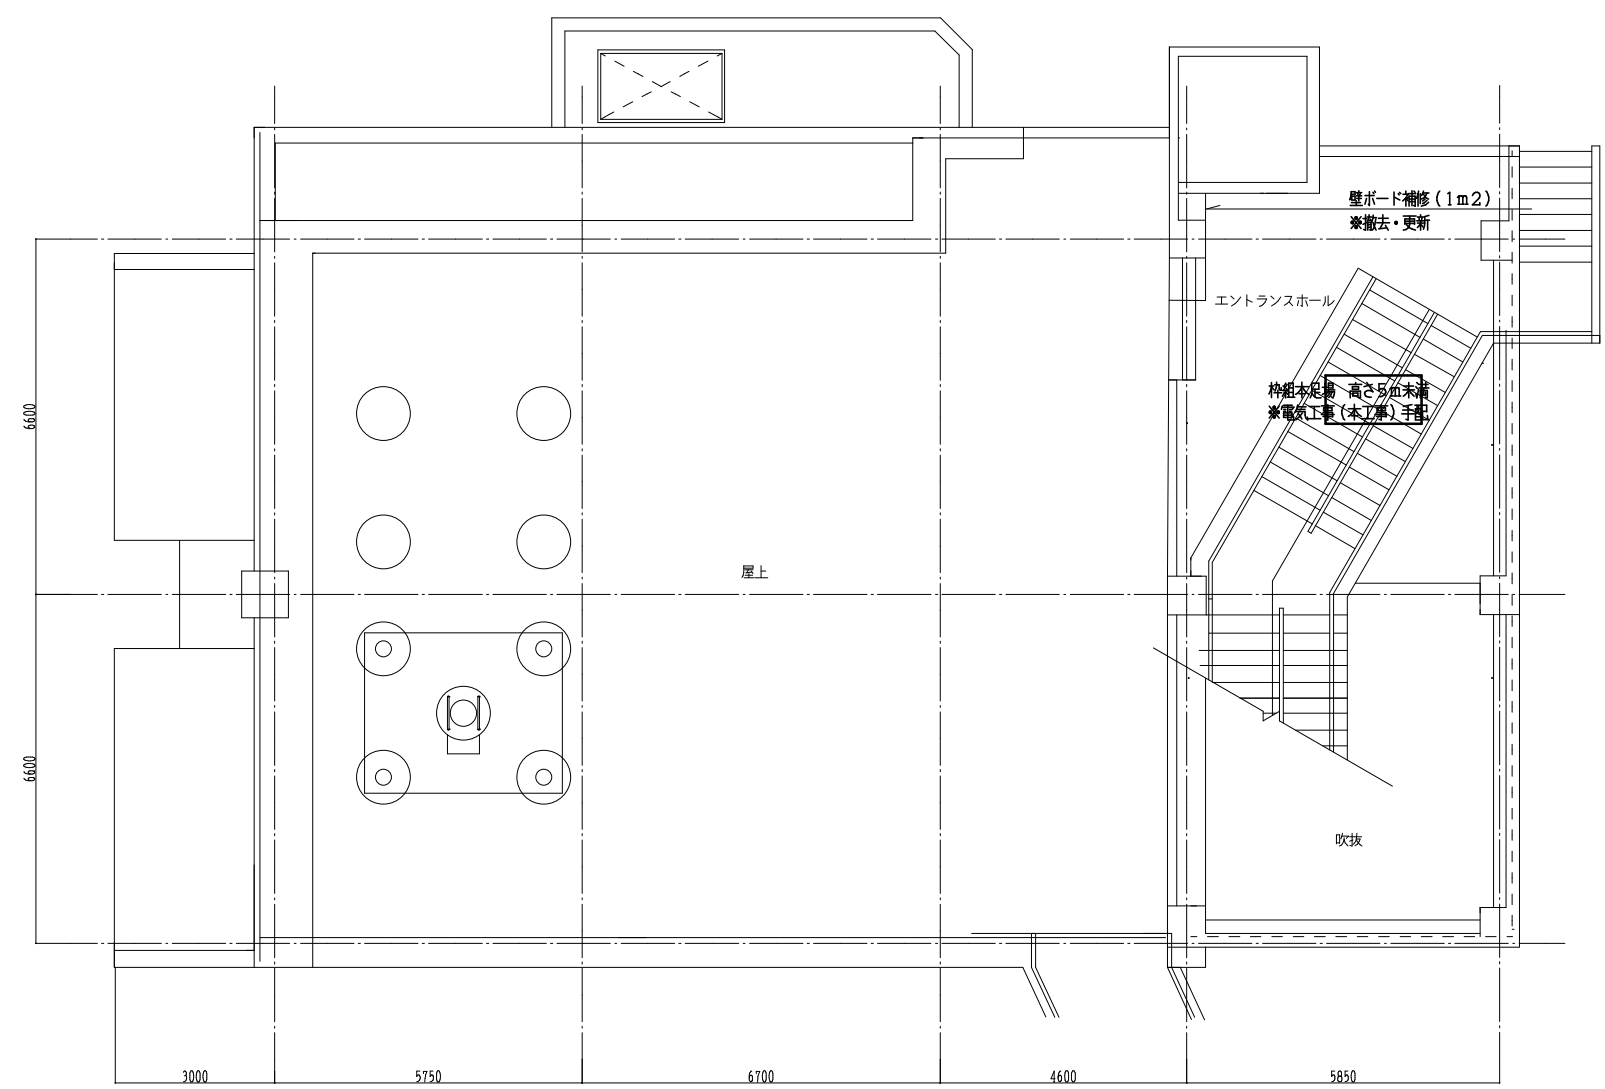

R階平面図 S=1/100 ※足場配置や仕様は参考図とする

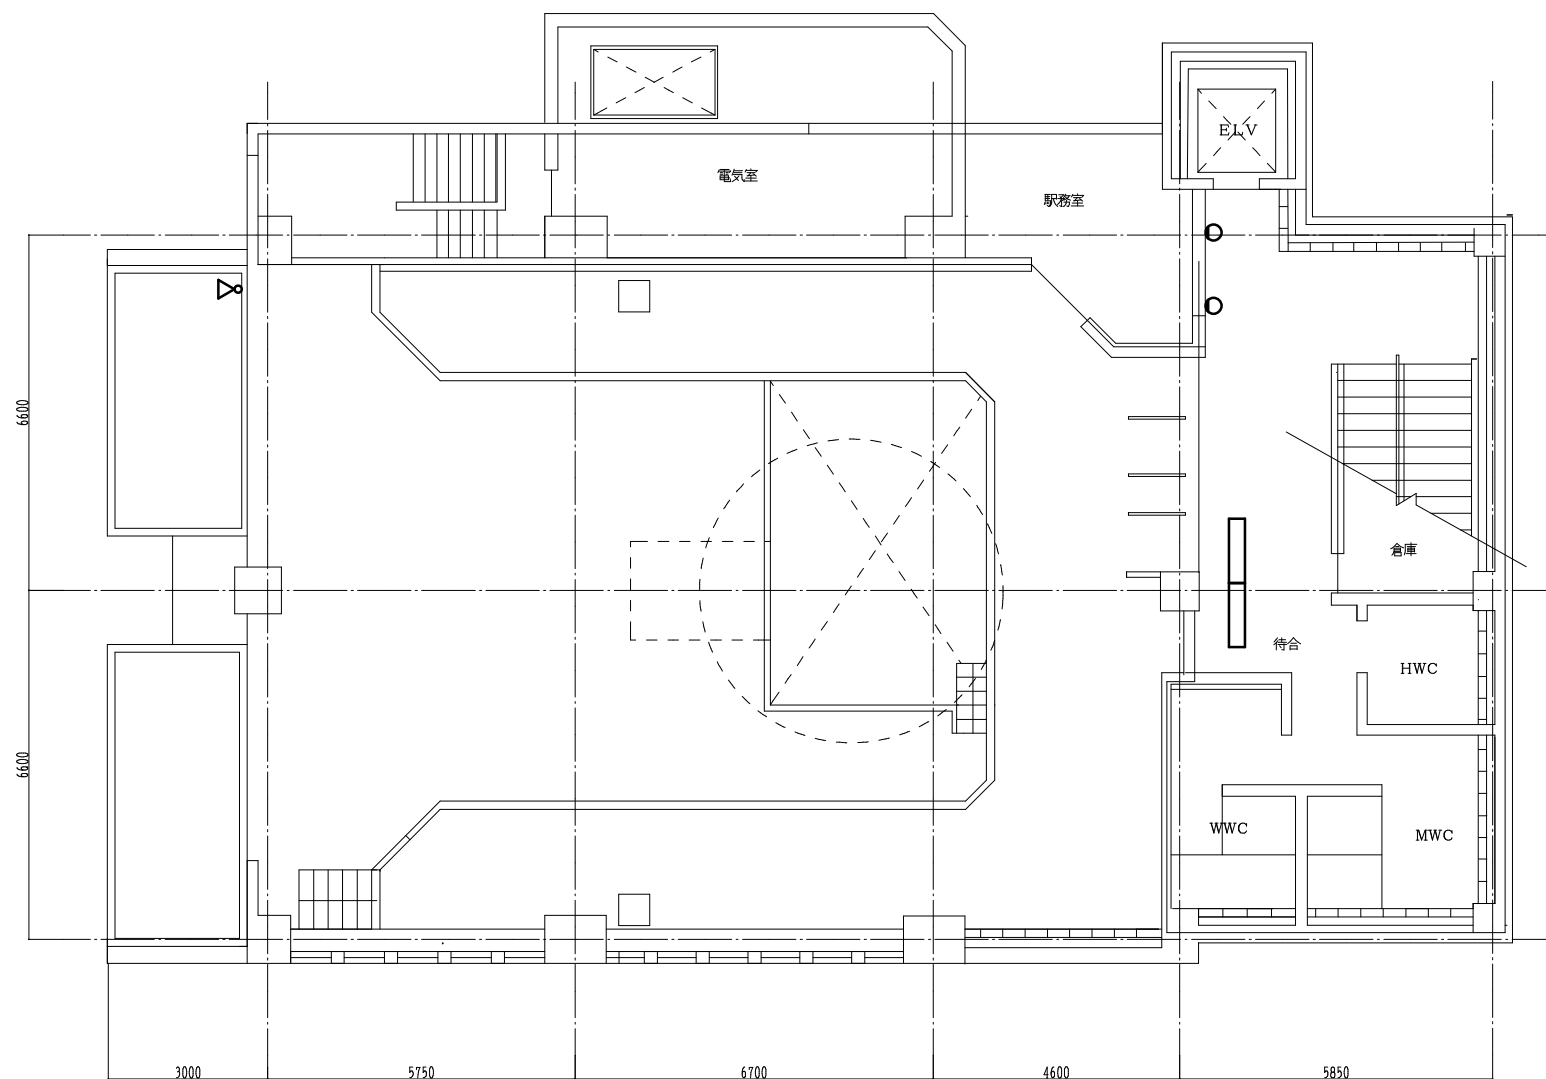

1 F		
A42SW	FL40W-2直付	2
E150	HID150W投光器	2
D250	HID250W投光器	1



1 階平面図 S=1/100

徳島市経済部にぎわい交流課

徳島市幸町2丁目5番地 TEL 621-5232 FAX 621-5457

A2:100% A3:70.7%

業務名

眉山ロープウェイ他LED景観整備業務

図名

電灯設備 1階平面図(山頂駅)(撤去)

図面数

24

縮尺


1/100

年月

R7.7

図面番号


EB-20

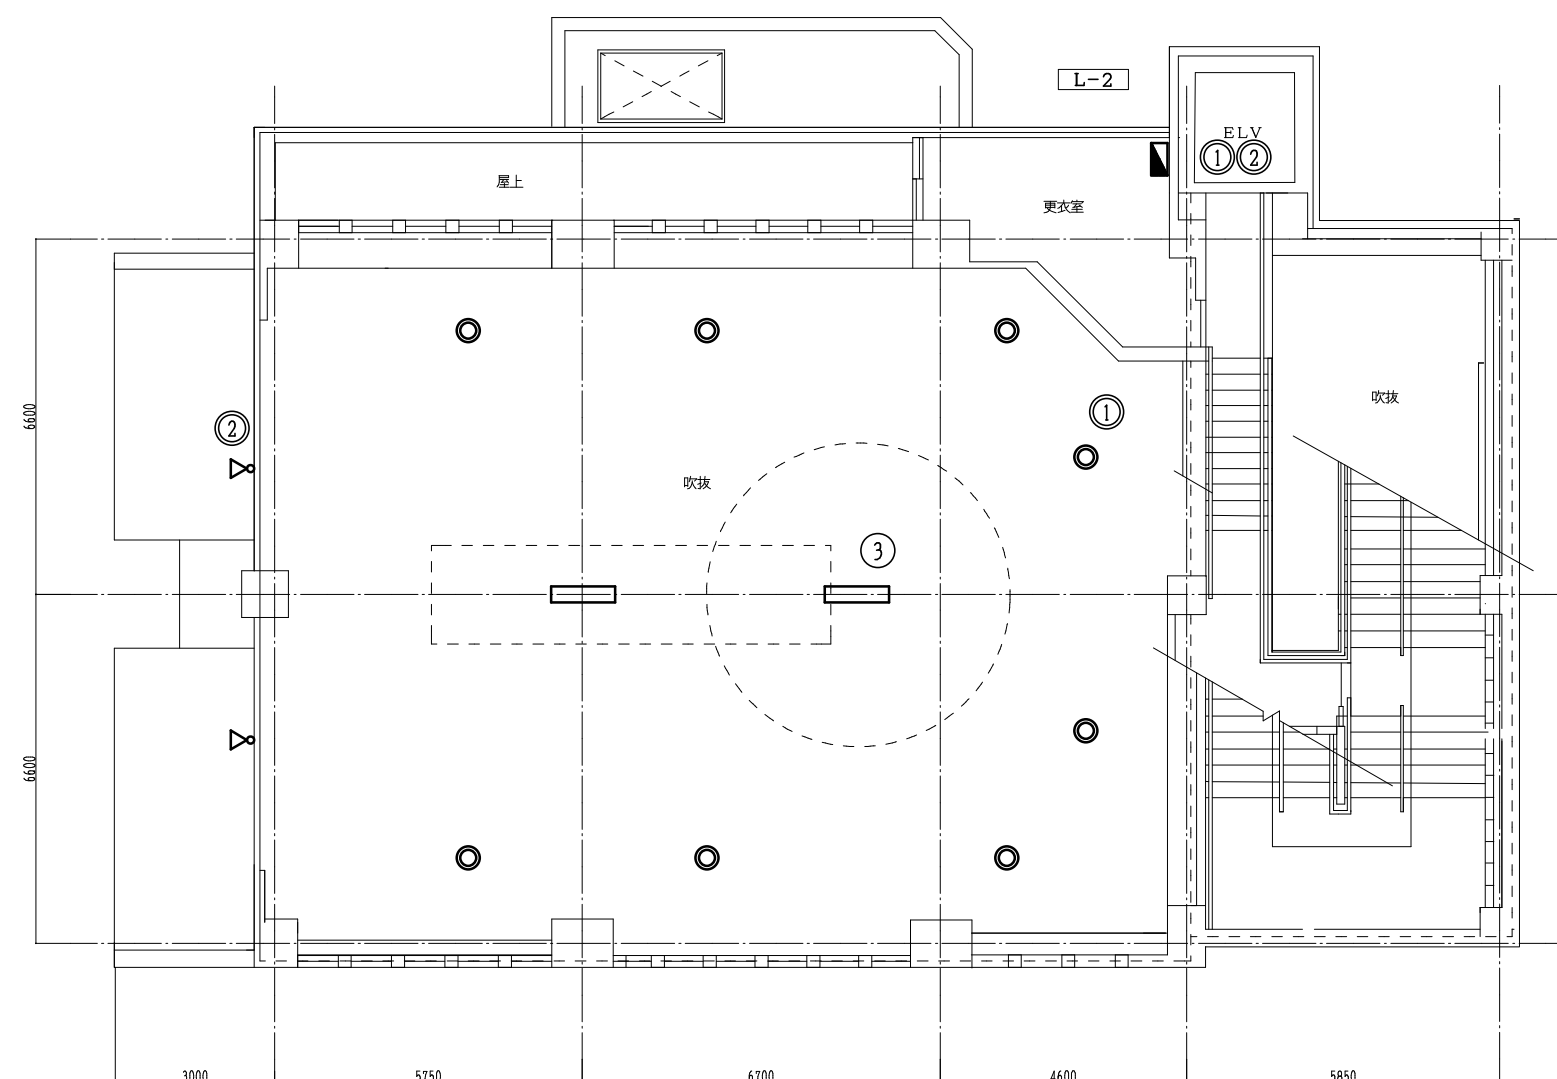

2 F		
A42SW	FL40W~2直付	2
C200	LED直付投光器	8
D1000	HID100W投光器	2



2階平面図 S=1/100

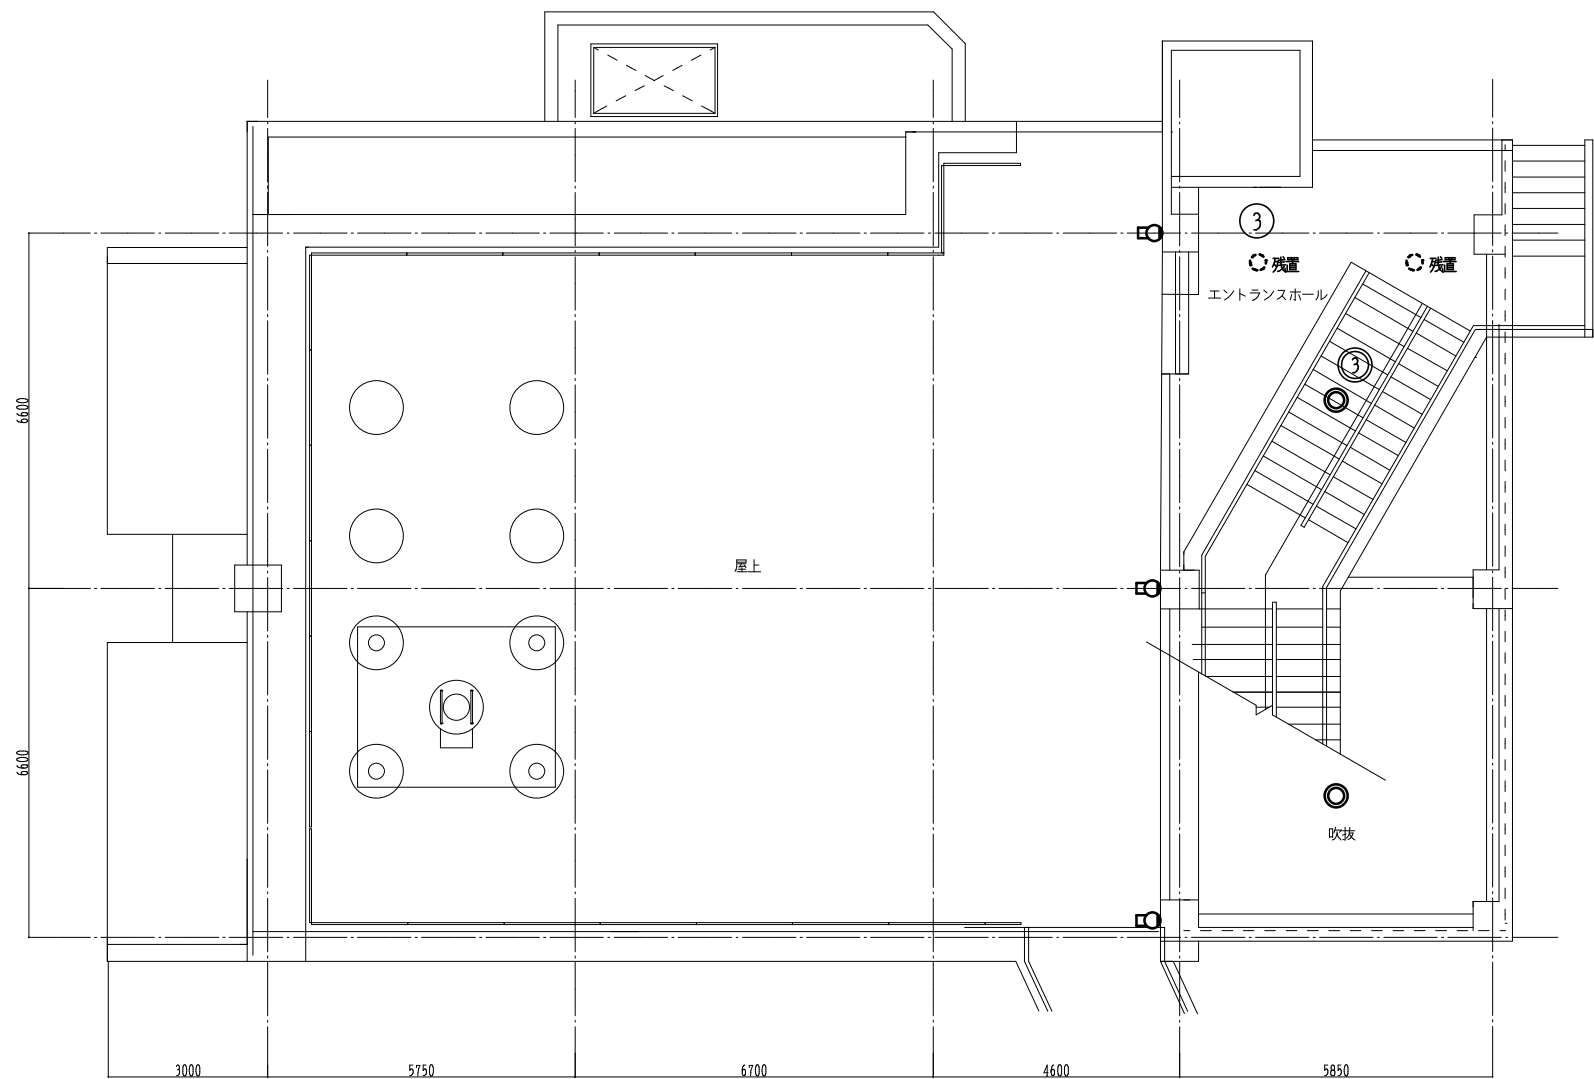

R階平面図 S=1/100

R.F		
C250	LED直付投光器	2
G21	FL20W-1直付	3
J70	IL60W埋込	2


○

□


○ 残置

乗降場			
d181	LEDダウンライト	12	○
d100	LEDダウンライト	10	●
d250	LEDダウンライト	6	●
P40 SP	LEDダウンライト	7	● 既存のまま
q40	LEDダウンライト	3	○

5LP-1

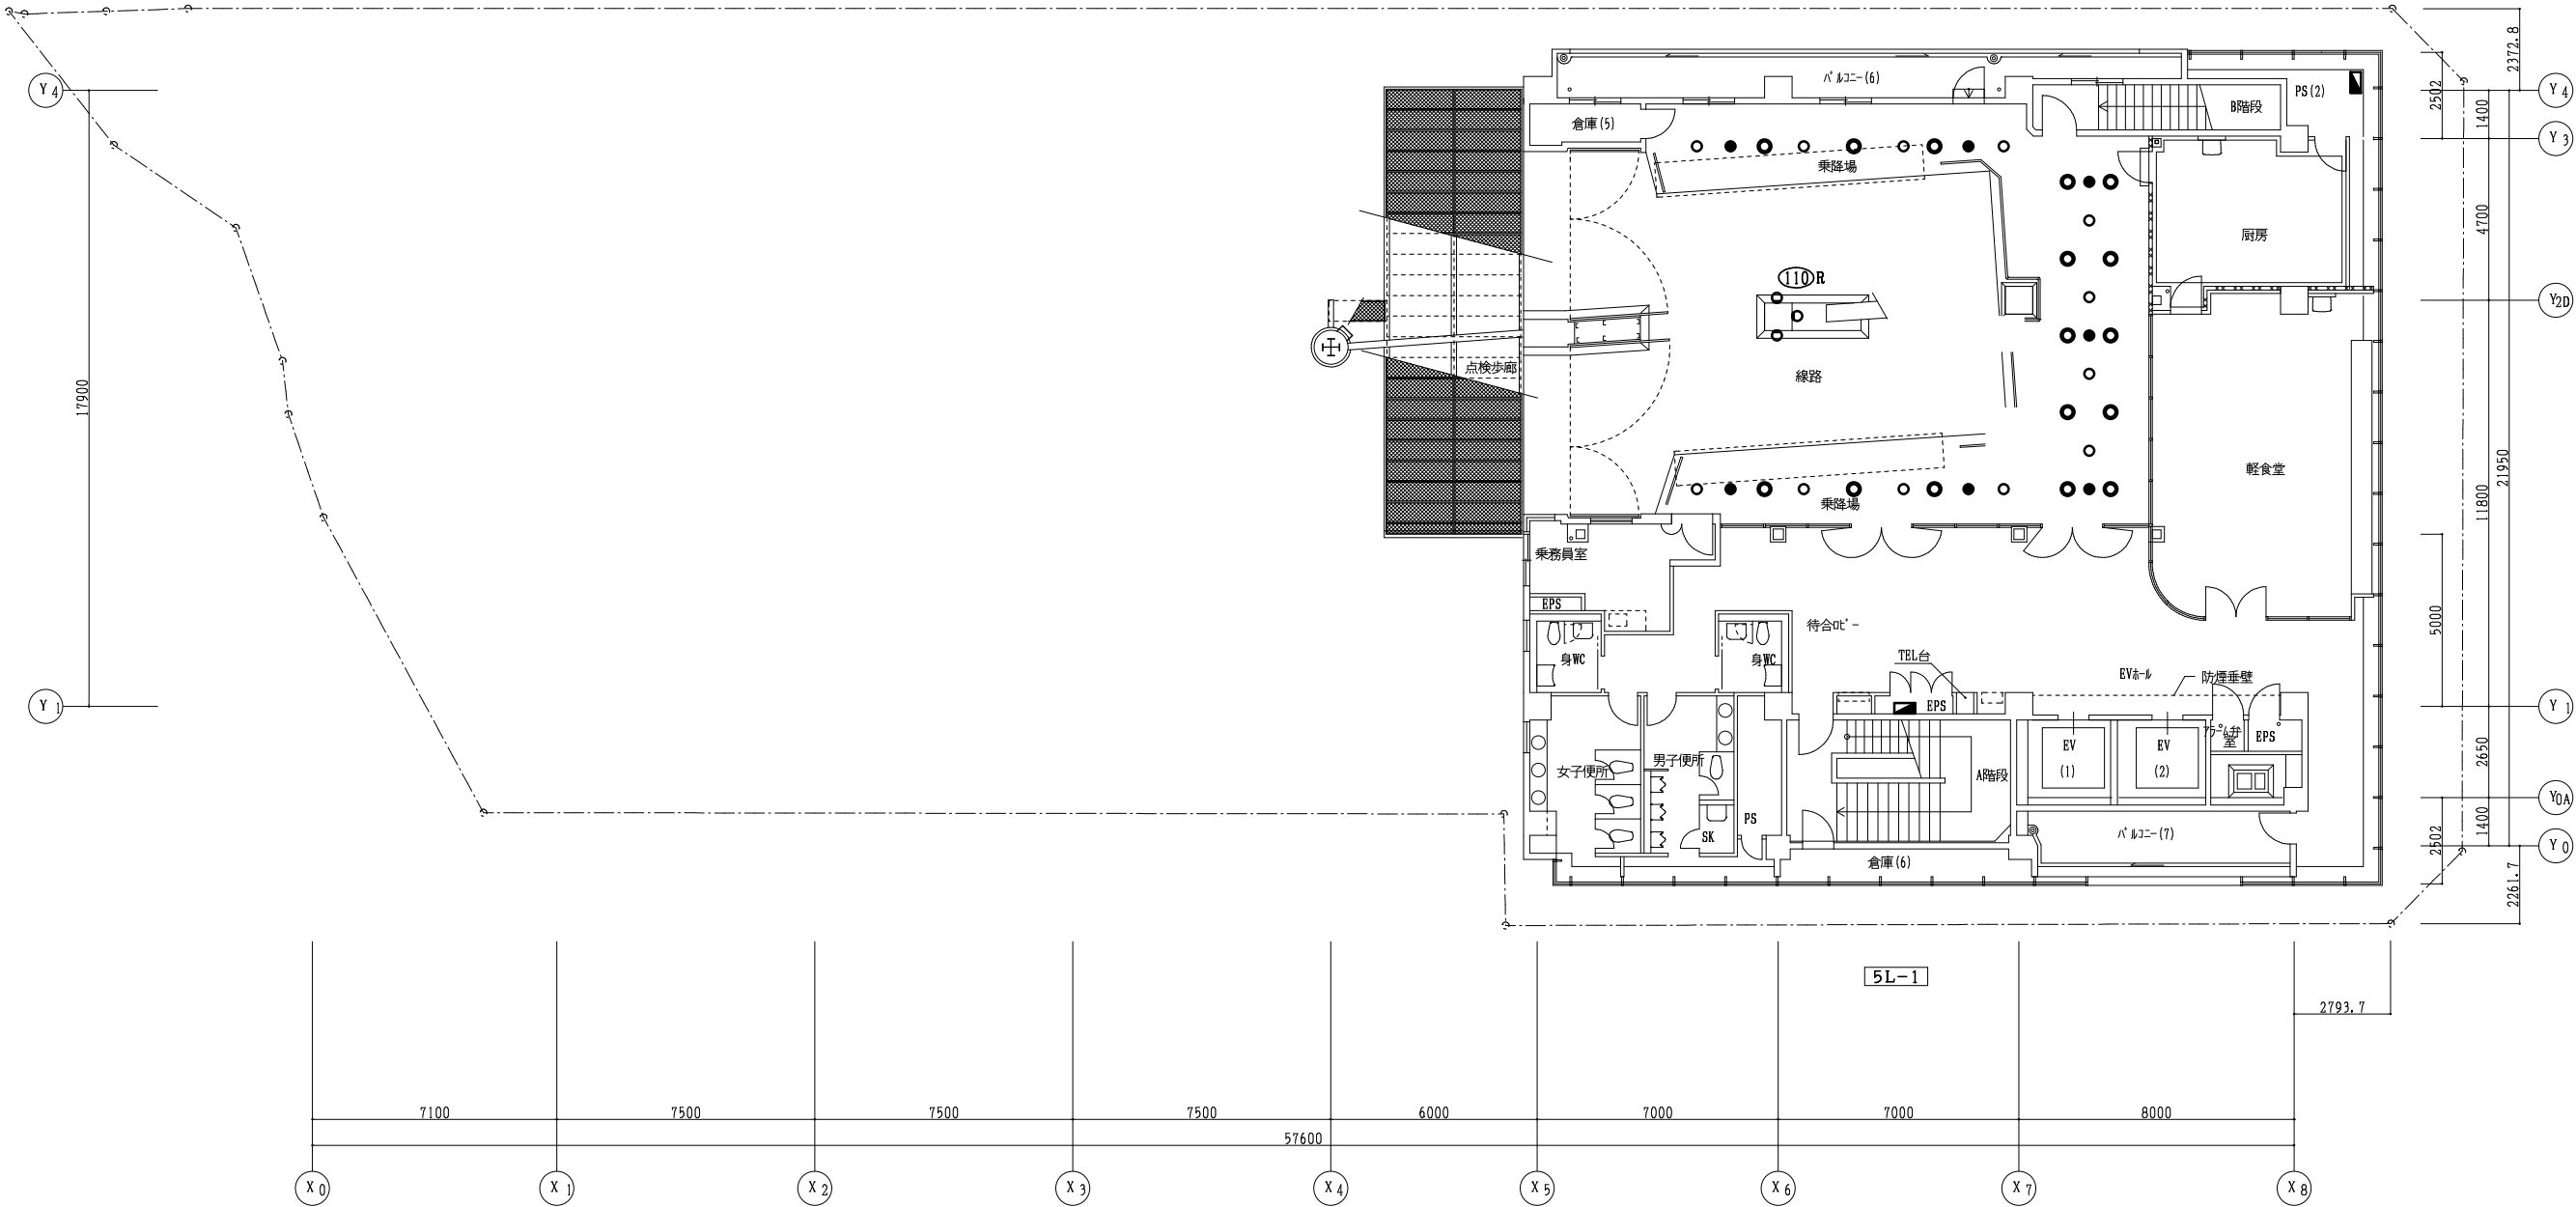

5階平面図 S=1/150

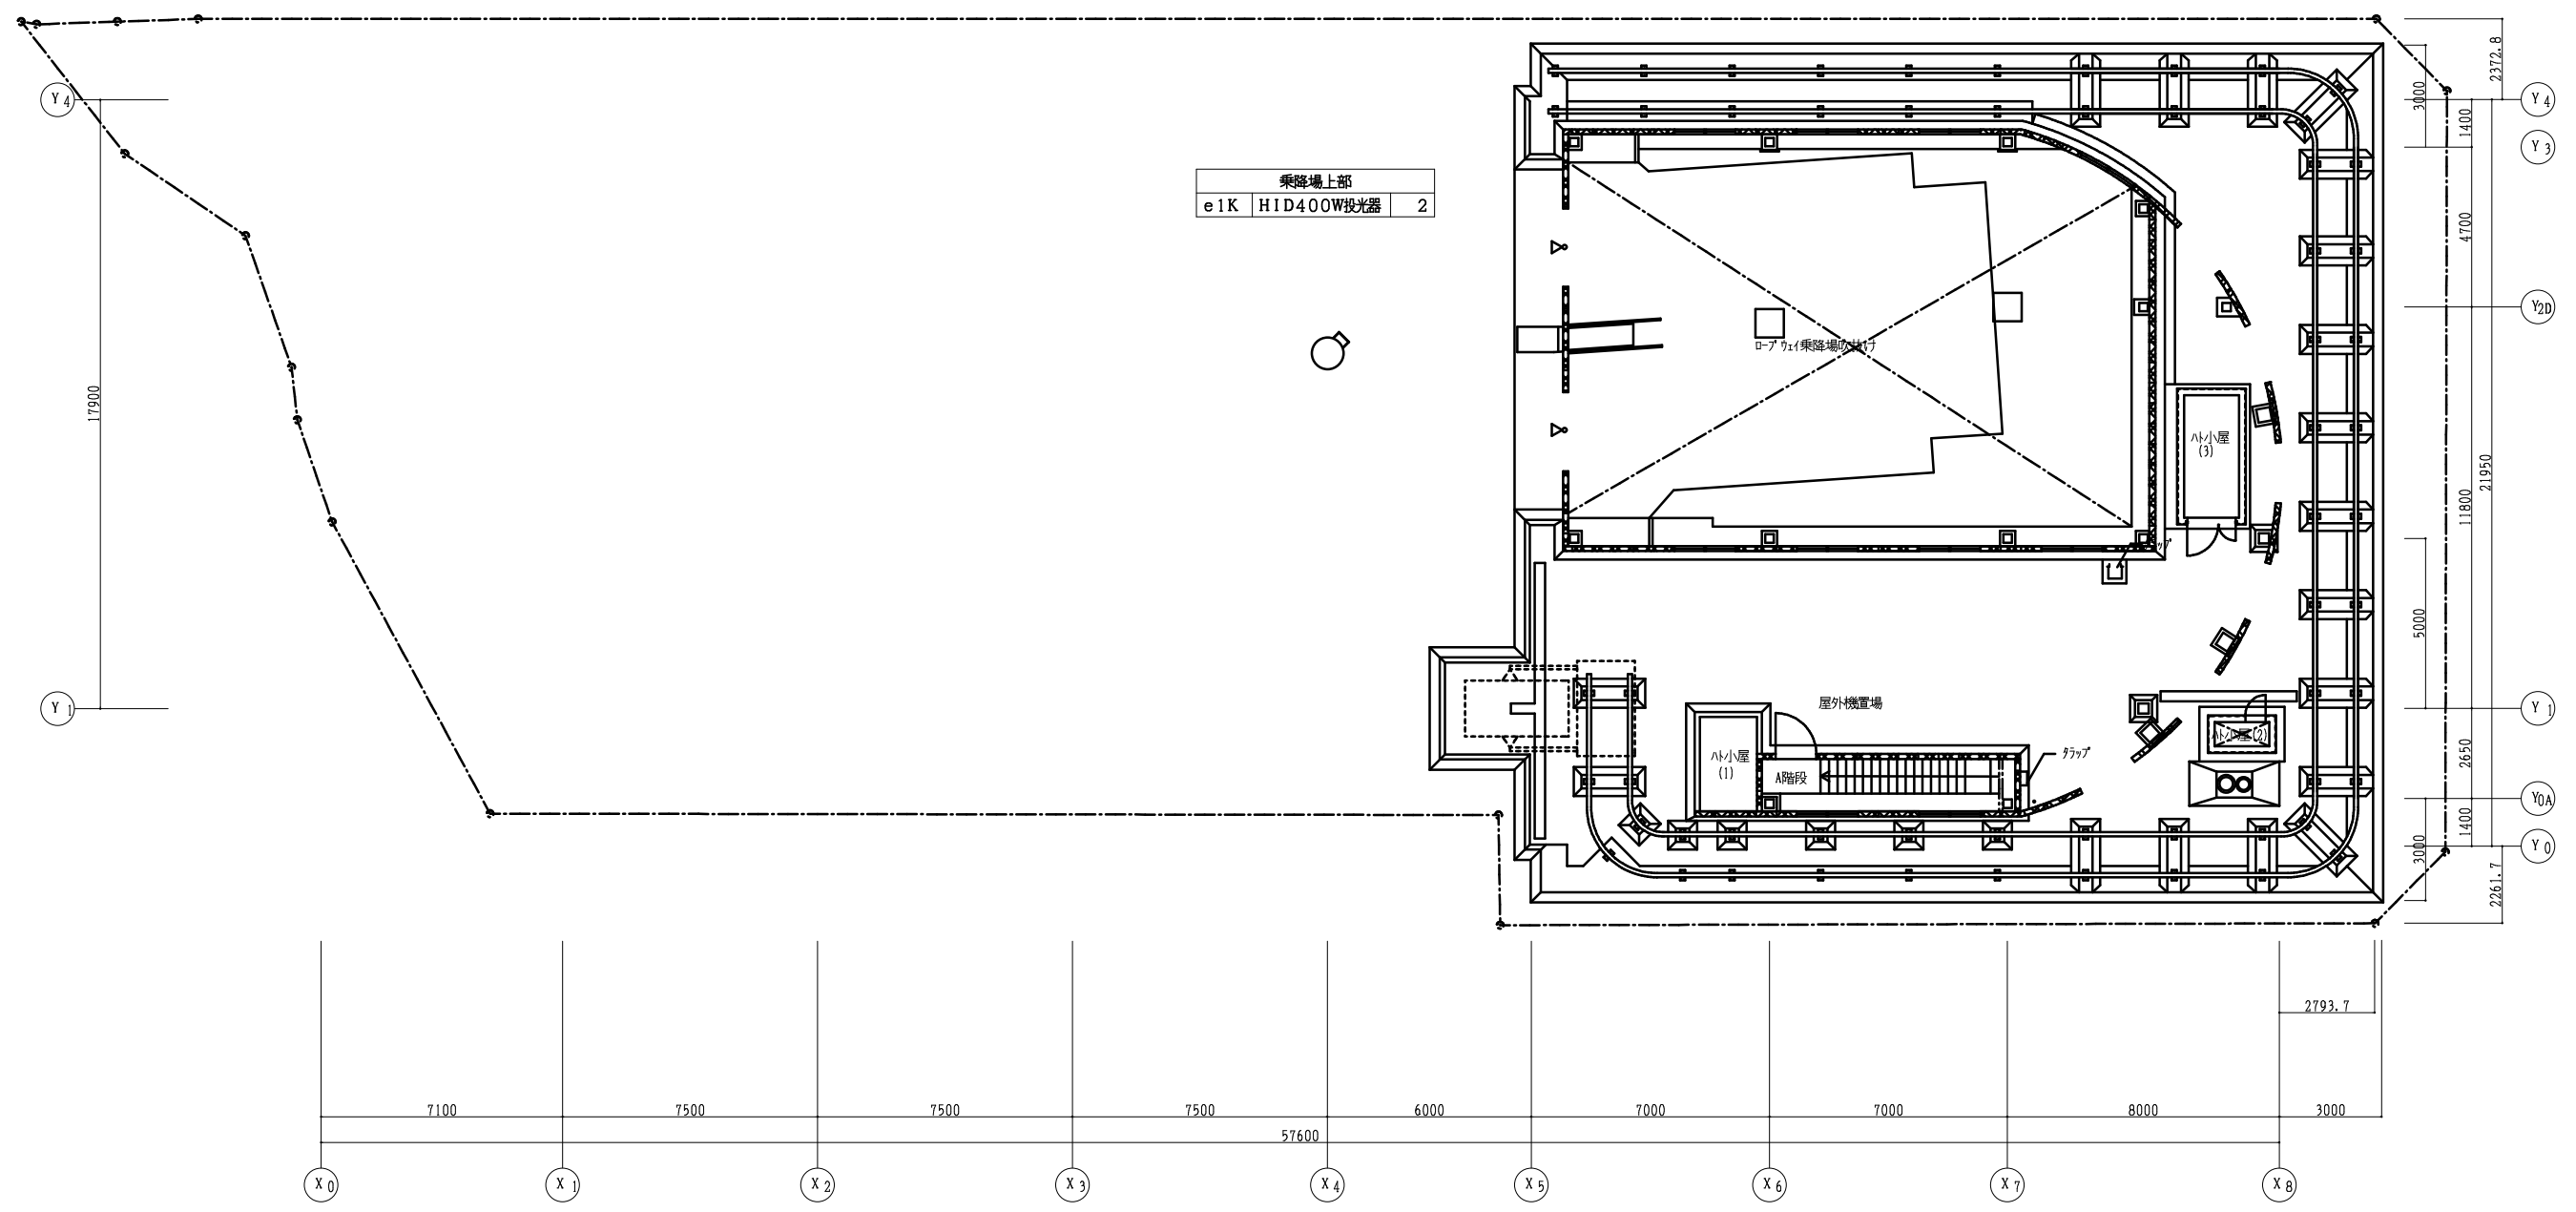

PH階平面図 S=1/150

徳島市経済部にぎわい交流課

徳島市幸町2丁目5番地 TEL 621-5232 FAX 621-5457

A2:100% A3:70.7%

業務名

眉山ロープウェイ他LED景観整備業務

図名

電灯設備 PH階平面図(山麓駅)(撤去)

図面数

24

縮尺

1/150

年月

R7.7

図面番号

EB-24